


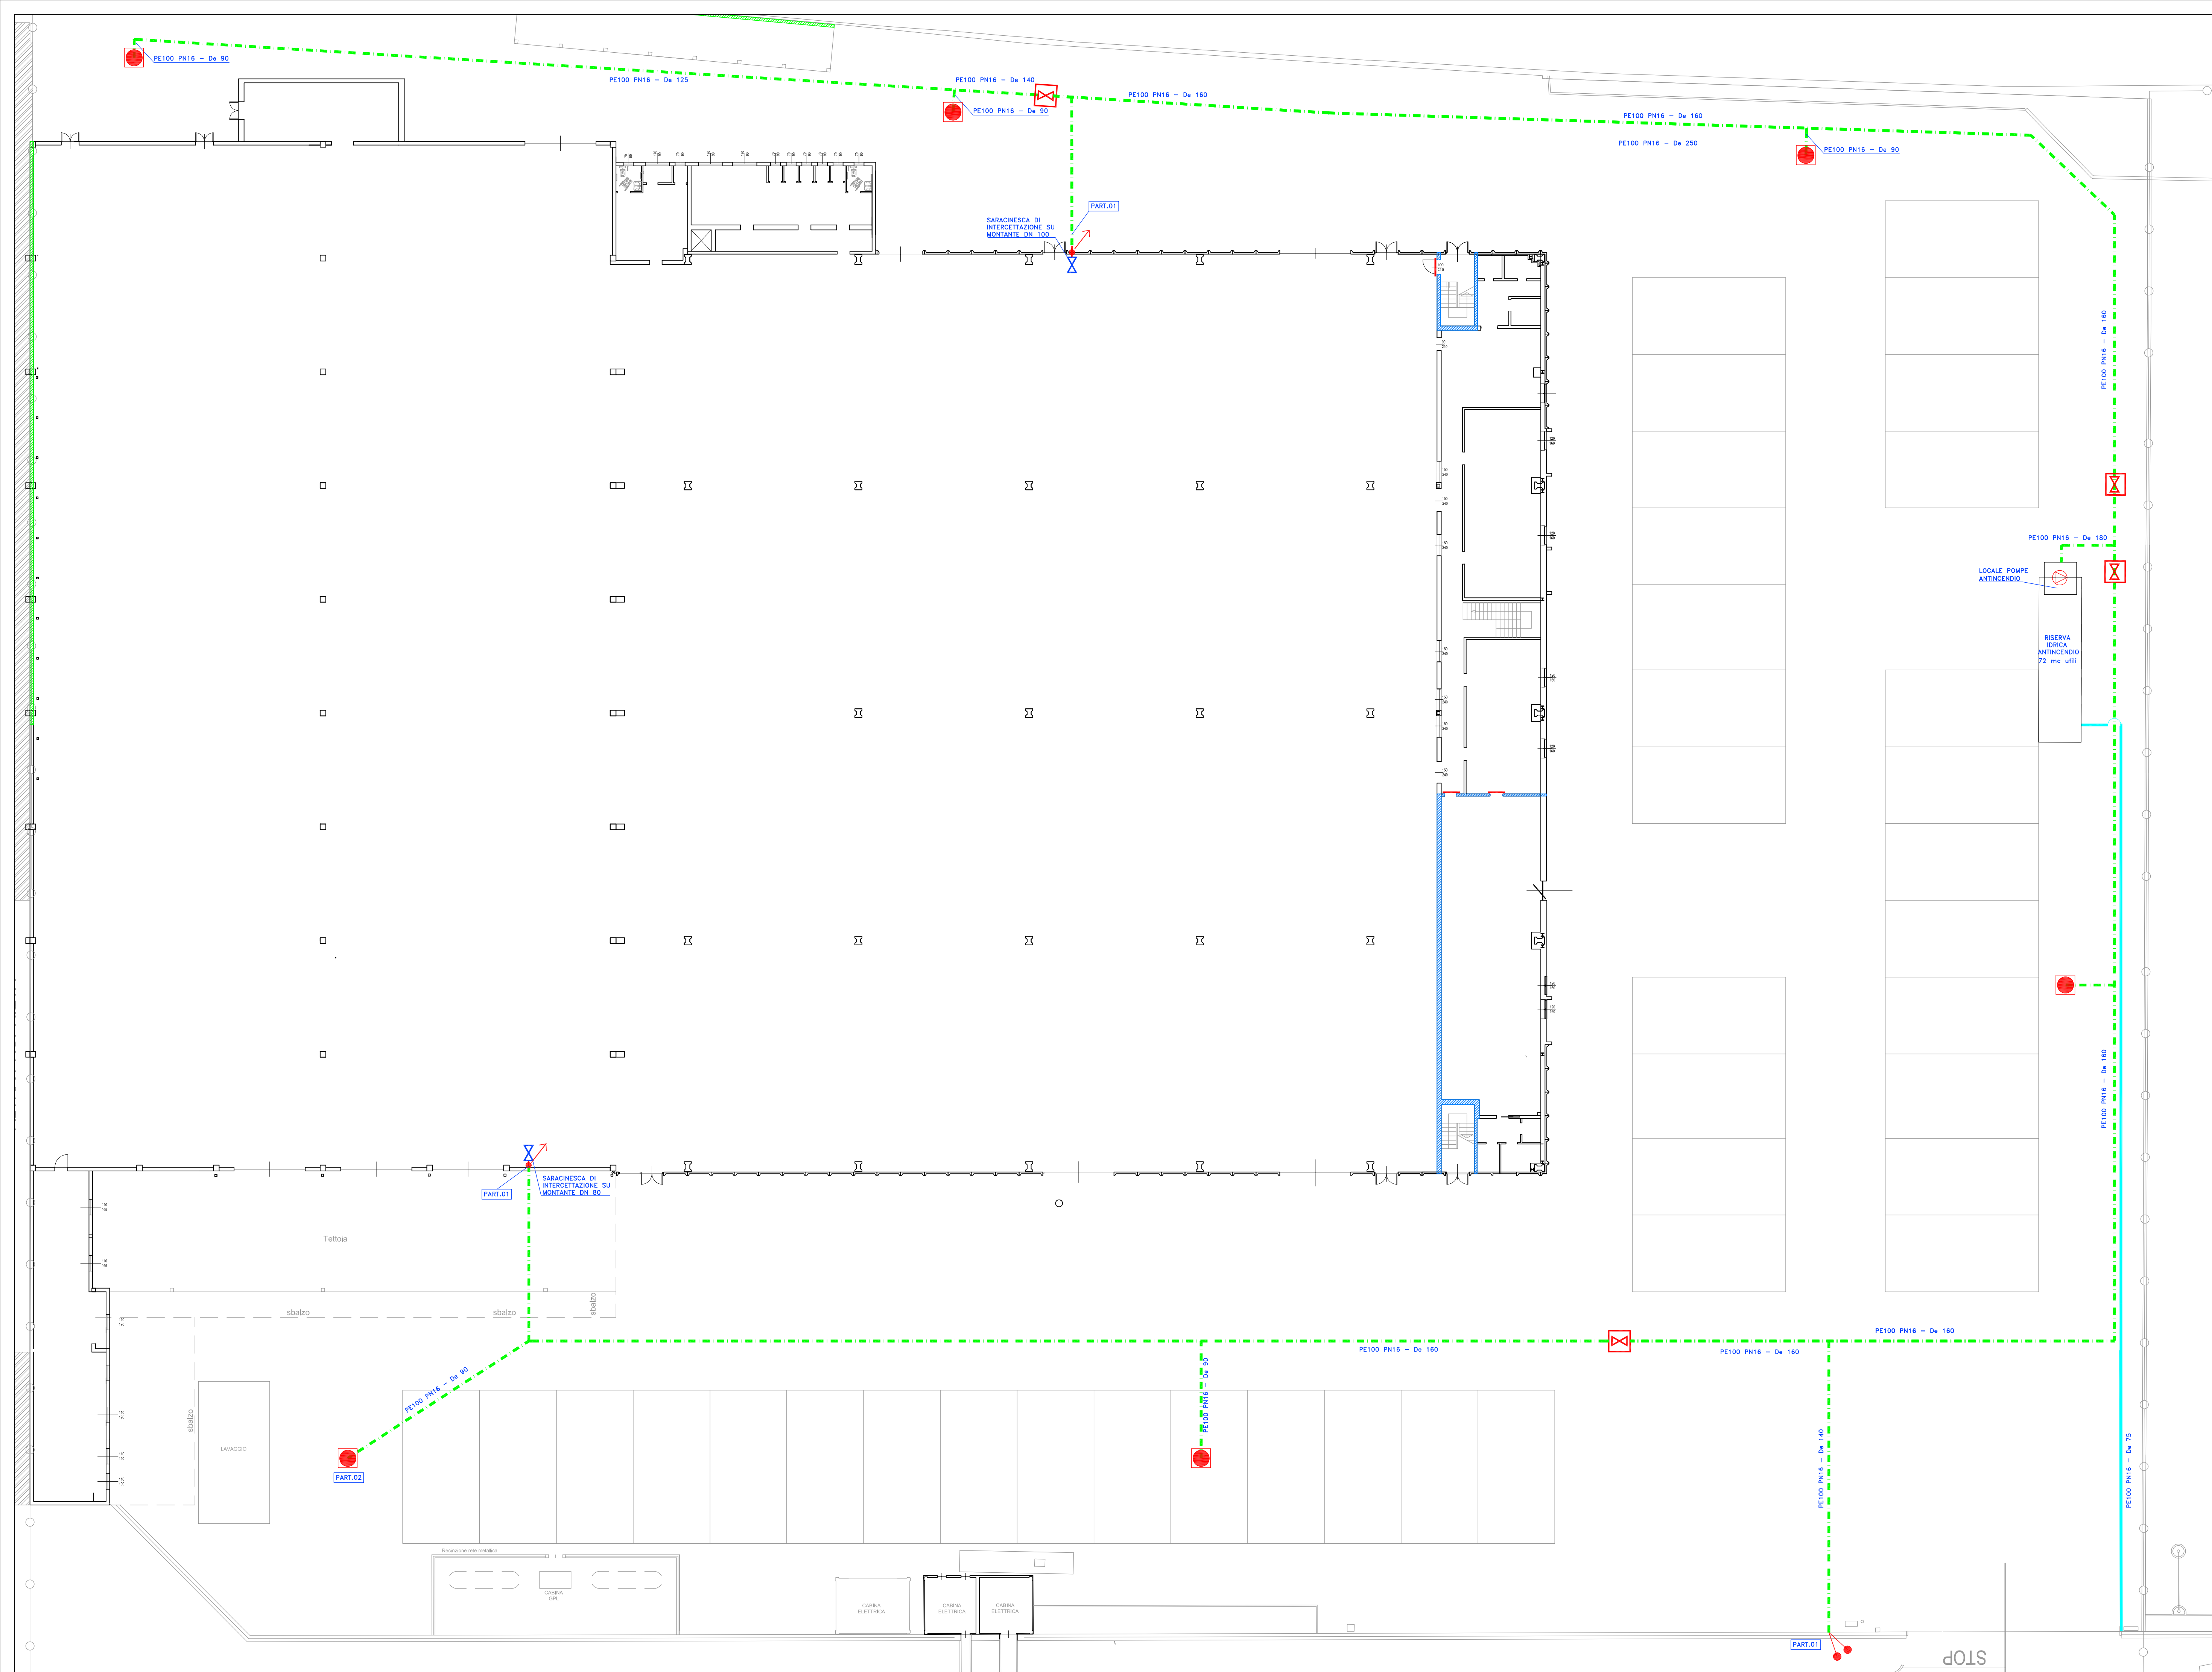

LEGENDA


	COMPARTIMENTAZIONE REI/EI 30
	COMPARTIMENTAZIONE REI/EI 60
	IDRANTE SOTTOSUOLO UNI 70 CON CHIUSINO STRADALE E CASSETTA A CORREDO
	TUBAZIONE INTERRATA IN PEAD (PE 100 PN 16)
	TUBAZIONE INTERRATA IN PEAD (PE 100 PN 16)
	SARACINESCA DI INTERCETTAZIONE IN POZZETTO 60X60 cm CON MONITORAGGIO ELETTRICO E/O BLOCCATA IN POSIZIONE DI APERTURA

Cassetta a servizio dell'idrante sottosuolo UNI 70 composta da:

- Cassetta da esterno DN 70 in acciaio inox;
- Tubazione flessibile dotata di raccordi UNI 804 realizzati in ottone EN 1882 con raccordi a norma UNI 7422;
- Lancia frangifiamma a leva DN 70;
- Chiave di manovra universale telescopica per idranti sottosuolo;
- Sostegno per tubazione;
- Lancia FIRE GLASS dimensione mm. 480 x 375;
- Cello a dritto od uno sbocco orientabile maschio UNI 810.

Saracinesca di intercettazione per anello antincendio interrato:

- Saracinesca a cuneo gommatto a corpo piatto o ovale, flangiata EN 1092-2, PN 16, costruita secondo le norme UNI EN 1171 e UNI EN 1074-1-2, con indicatore apertura secondo UNI 11443;
- Volantino per saracinesca in ghisa, verniciato a polveri epossidiche, conforme alla EN 12370;
- Coppello per saracinesca in ghisa sferoidale con vernice iposialica con quadro 30x30 mm per utilizzo con chiave di manovra;
- Asse di manovra e tubi riparatori per saracinesche.

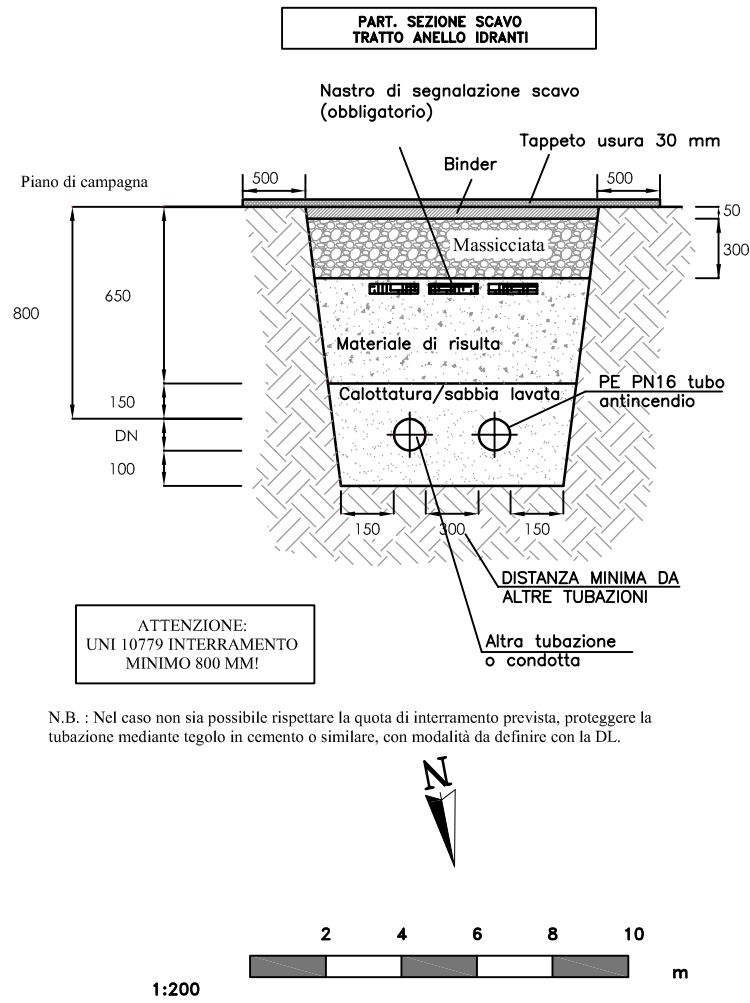

PRATICA VV.F. 27628

Committenza: Ambra s.r.l. via Borgosatollo n° 40/E, Brescia (BS)		Progettazione: ING. ALESSANDRO TEMPONI via Matia 12, Brescia (BS) +39 030 5357683 - +39 333 2452669 alessandro@temponifse.it www.temponifse.it	
  			
PROGETTO ESECUTIVO			
Commissa 202416	File 2416_20240924_vvf_ese_disegno_v00.dwg	R: MP	A: AT
Data 27/09/2024	Titolo: NUOVA SEDE AMBRA CAR SERVICE VIA PADANA SUPERIORE snc / VIA MANDOLOSSA N° 47 RONCADELLE (BS)	Scala 1:200	
Aggiornamenti 24/06/2024	Elaborato: RETE IDRANTI ESTERNA	Tavola n. M01	