
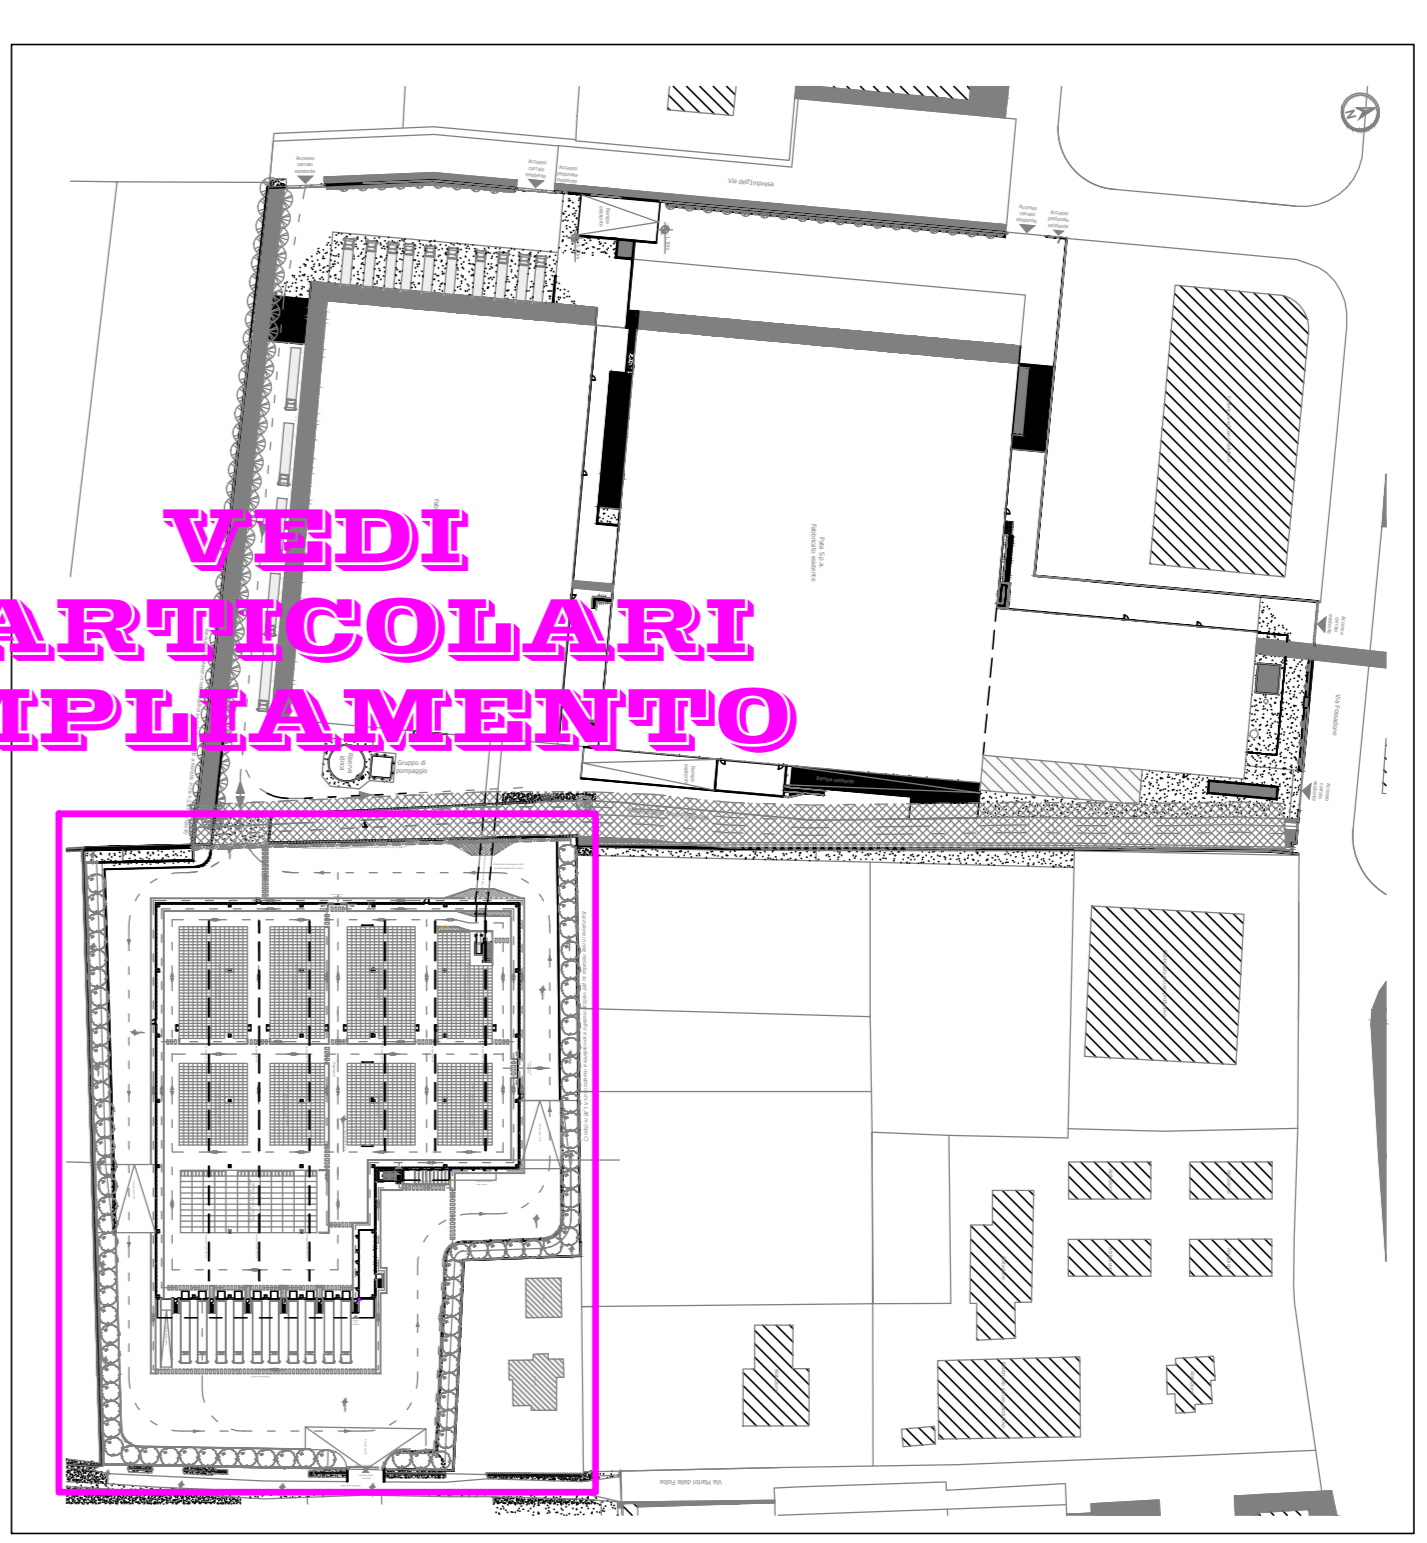


PIANTA PIANO TERRA - SCALA 1 : 200

Recinzione in rete metallica su pali verticali metallici e sovrastante a muretto in cls h 1,80 m (tipo C)






LEGENDA SIMBOLI

Simbolo	Descrizione
[Linea tratteggiata]	Pozzetto
[Linea continua]	Moschiera
[Linea a zigzag]	Apparecchiatura illuminante 3F LEM 3 LED 150 W
[Linea a zigzag]	Fano proiettore a LED
[Linea a zigzag]	Faretto a LED
[Linea a zigzag]	Gruppo soccorritore
[Linea a zigzag]	Apparecchiatura illuminante a LED 31 V
[Linea a zigzag]	Apparecchiatura illuminante a LED 1x30 V
[Linea a zigzag]	Apparecchiatura illuminante a LED 2x30 V
[Linea a zigzag]	Apparecchiatura illuminante a LED 1x12 V
[Linea a zigzag]	Apparecchiatura illuminante a LED 1x24 V
[Linea a zigzag]	Testata alimentazione blindsborra
[Linea a zigzag]	Sonda temperatura ambiente - Comando a filo / remoto
[Linea a zigzag]	Faretto da incasso 10-25 V - Faretto segna passo
[Linea a zigzag]	Unità interna ventilante
[Linea a zigzag]	Pulsante aprire-chiude
[Linea a zigzag]	Quadro DATI
[Linea a zigzag]	Scatola derivazione linea montante / da blindsborra
[Linea a zigzag]	Unità esterna condizionamento con compressore
[Linea a zigzag]	Pulsantiera accensioni
[Linea a zigzag]	Tenda o tapparella motorizzata - Sonda temperatura
[Linea a zigzag]	Rilevatore presenza persone
[Linea a zigzag]	Salita/discesa canale
[Linea a zigzag]	Sottosquadro macchina
[Linea a zigzag]	Dispersione verticale in profilo di acciaio zincato a caldo
[Linea a zigzag]	Motore
[Linea a zigzag]	Scatola di derivazione
[Linea a zigzag]	Quadro elettrico
[Linea a zigzag]	Interfono - citofono
[Linea a zigzag]	Scalda acqua (rappresentato con conduttura elettrica)
[Linea a zigzag]	Apparecchio di illuminazione su circuito di sicurezza
[Linea a zigzag]	Pulsante ad accesso protetto (con coperchio di vetro, ecc.)
[Linea a zigzag]	Interruttore bipolare
[Linea a zigzag]	Interruttore
[Linea a zigzag]	Pressa universale - Schuko - P40
[Linea a zigzag]	Pressa per trasmissione dati - cablaggio strutturato - RJ45
[Linea a zigzag]	Gruppo di prese a spina tipo CEE I7 con interruttore onnipolare interbloccato
[Linea a zigzag]	Pressa a spina 10/16A - P17/11
[Linea a zigzag]	Dispersione orizzontale in corda nuda di rame
[Linea a zigzag]	Canalizzazione in tubo protettivo in PVC posto a vista
[Linea a zigzag]	Canalizzazione in tubo protettivo in PVC rigido serie pesante con posa interrata
[Linea a zigzag]	Canale
[Linea a zigzag]	Canale a bottiscopo
[Linea a zigzag]	Blindsborra 4x25 A
[Linea a zigzag]	Canalizzazione interrata linea MT.
[Linea a zigzag]	Canalizzazione interrata linee servizi elettronici

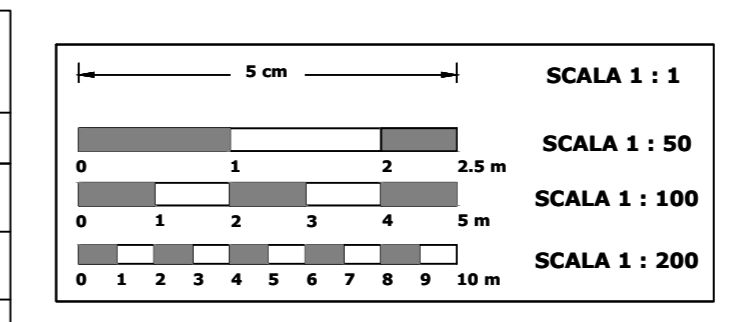


PLANIMETRIA GENERALE - SCALA 1 : 2000




VEDI PARTICOLARI AMPLIAMENTO

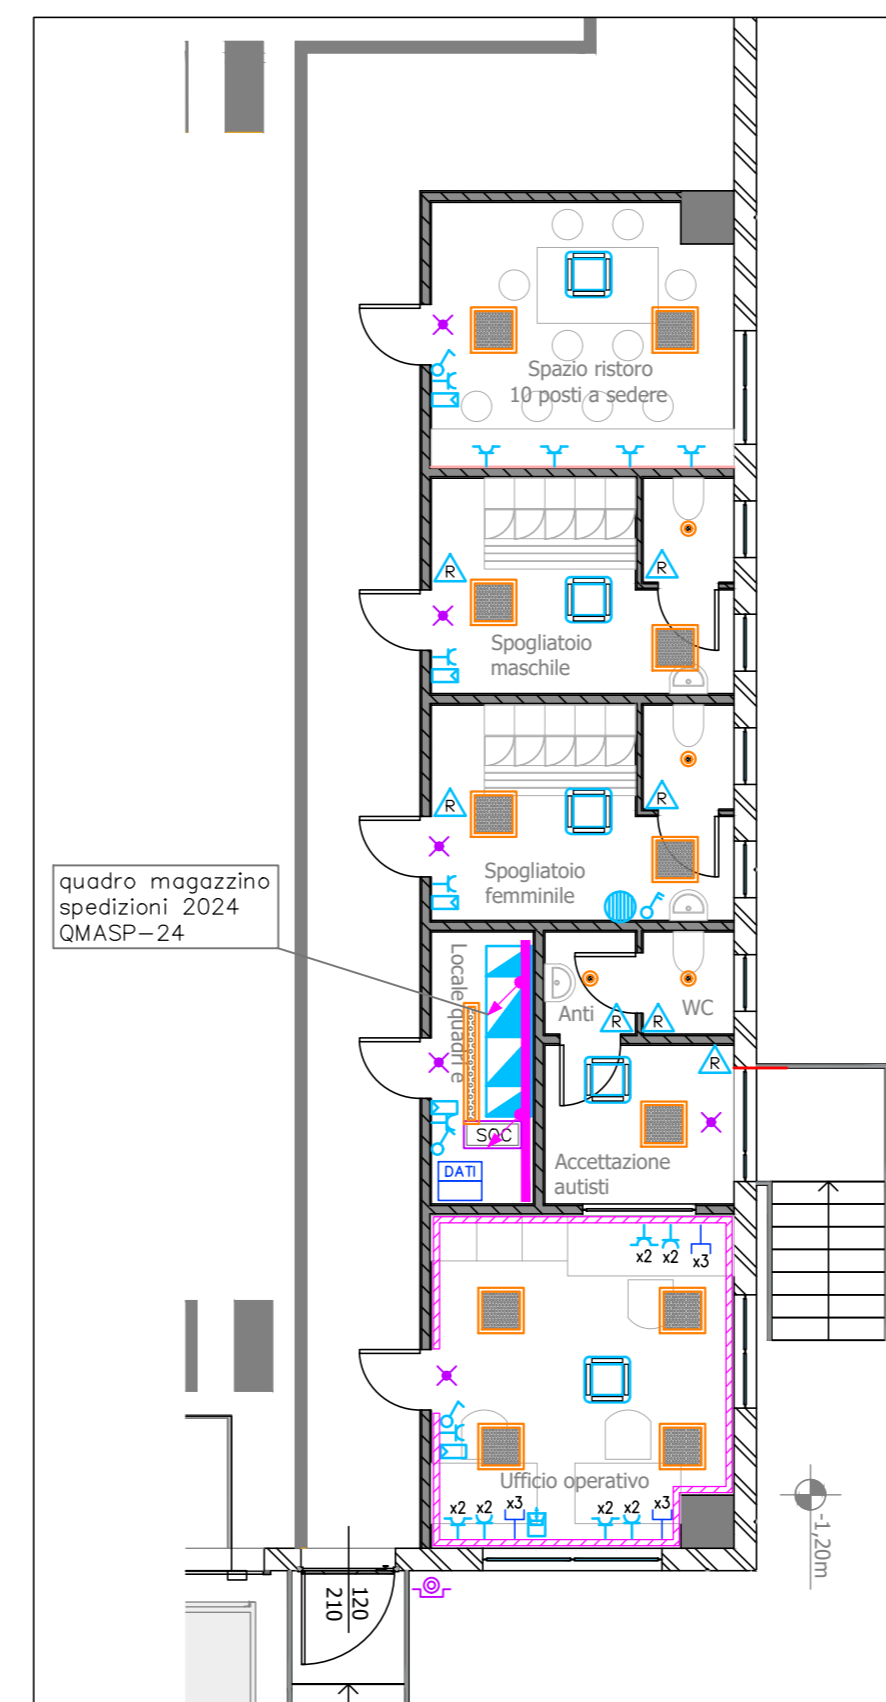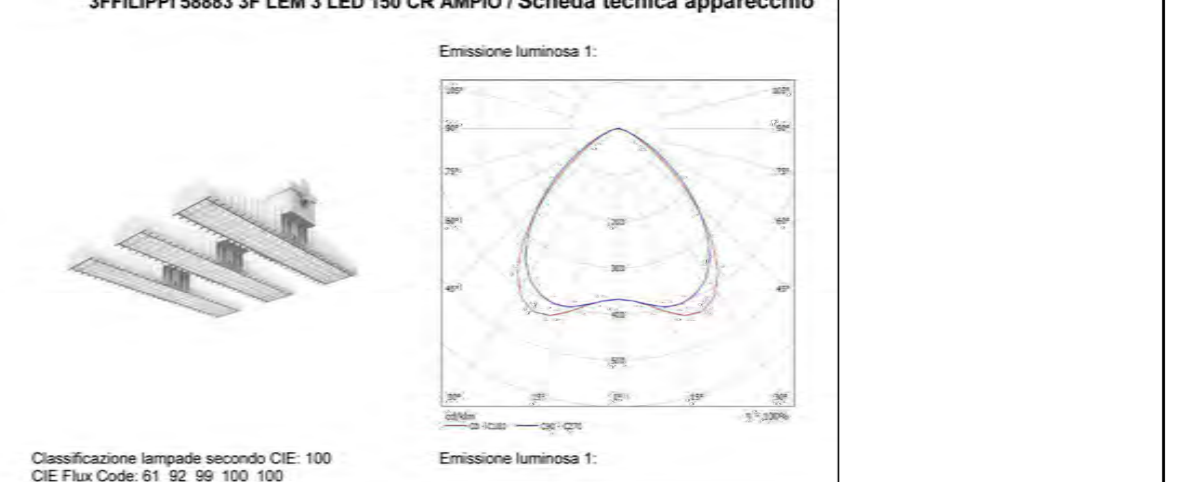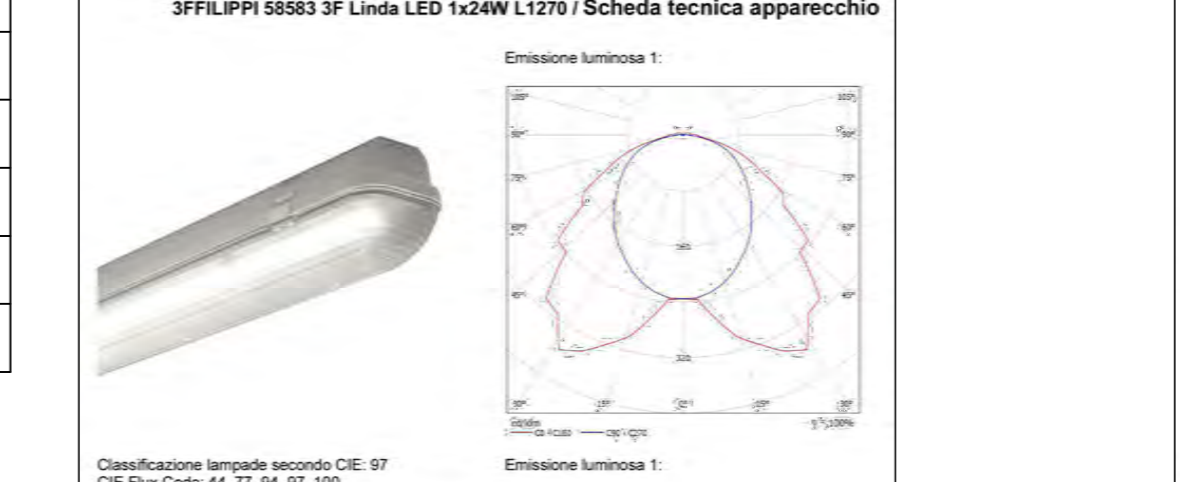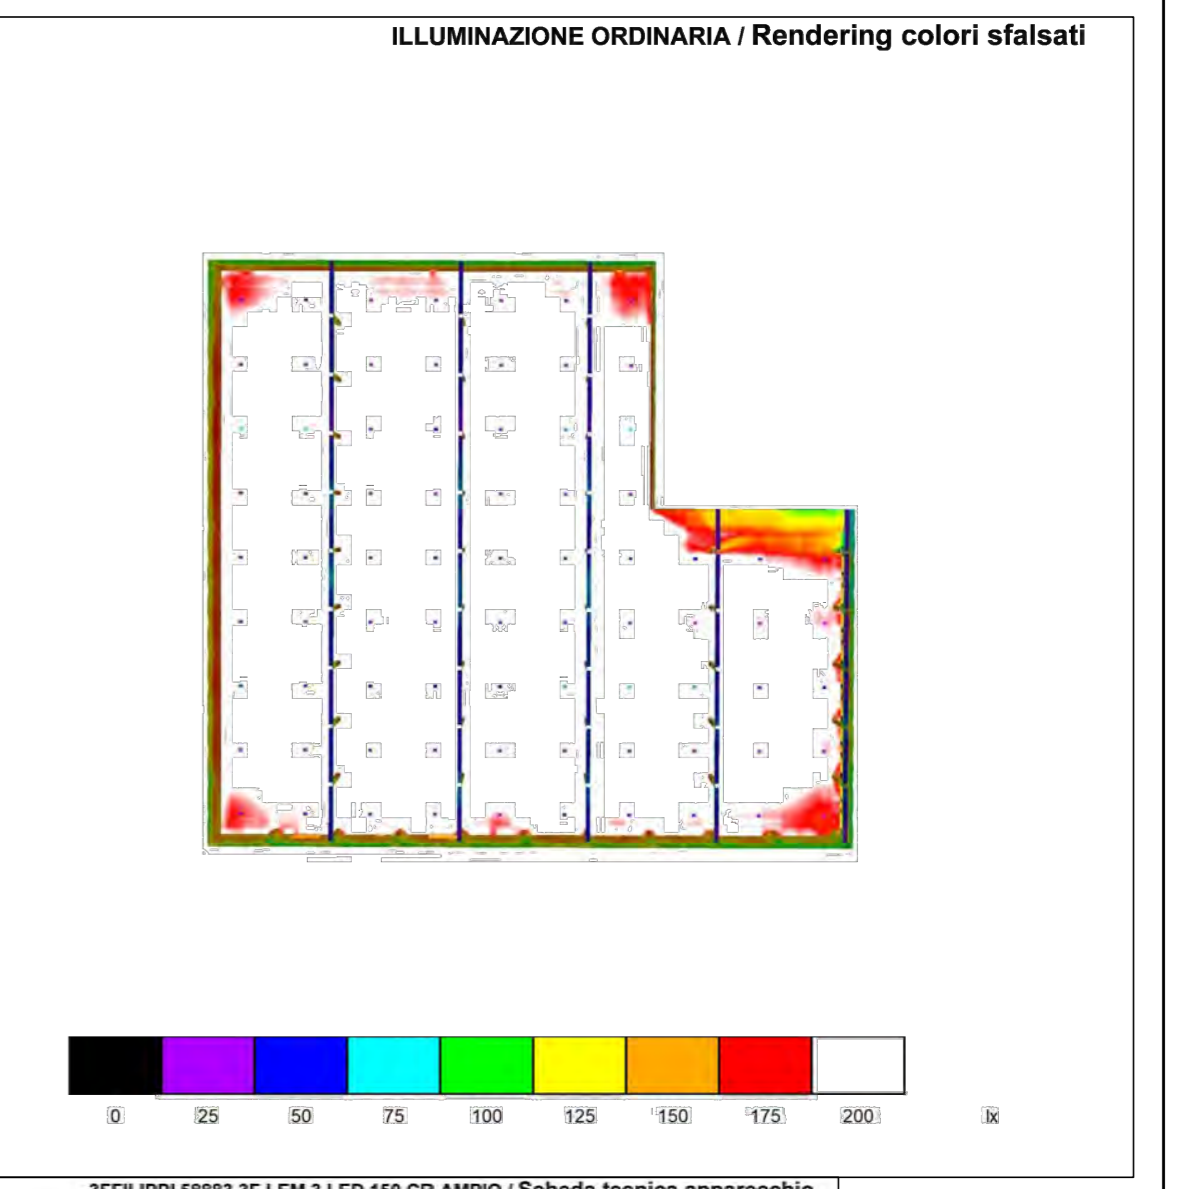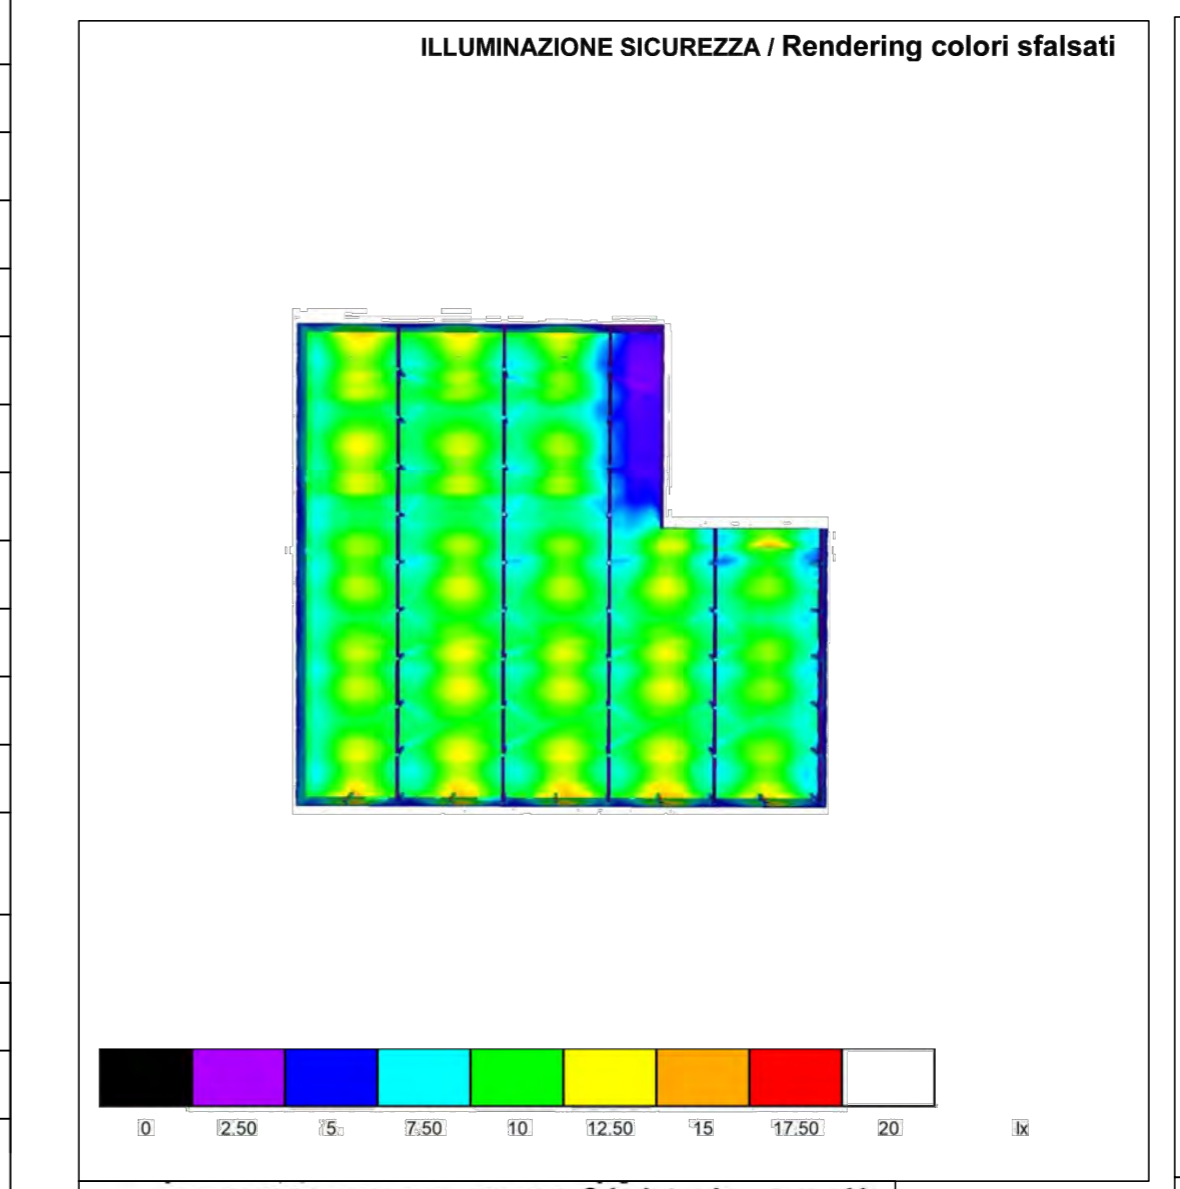

LOCALI DI SERVIZIO - SCALA 1 : 100

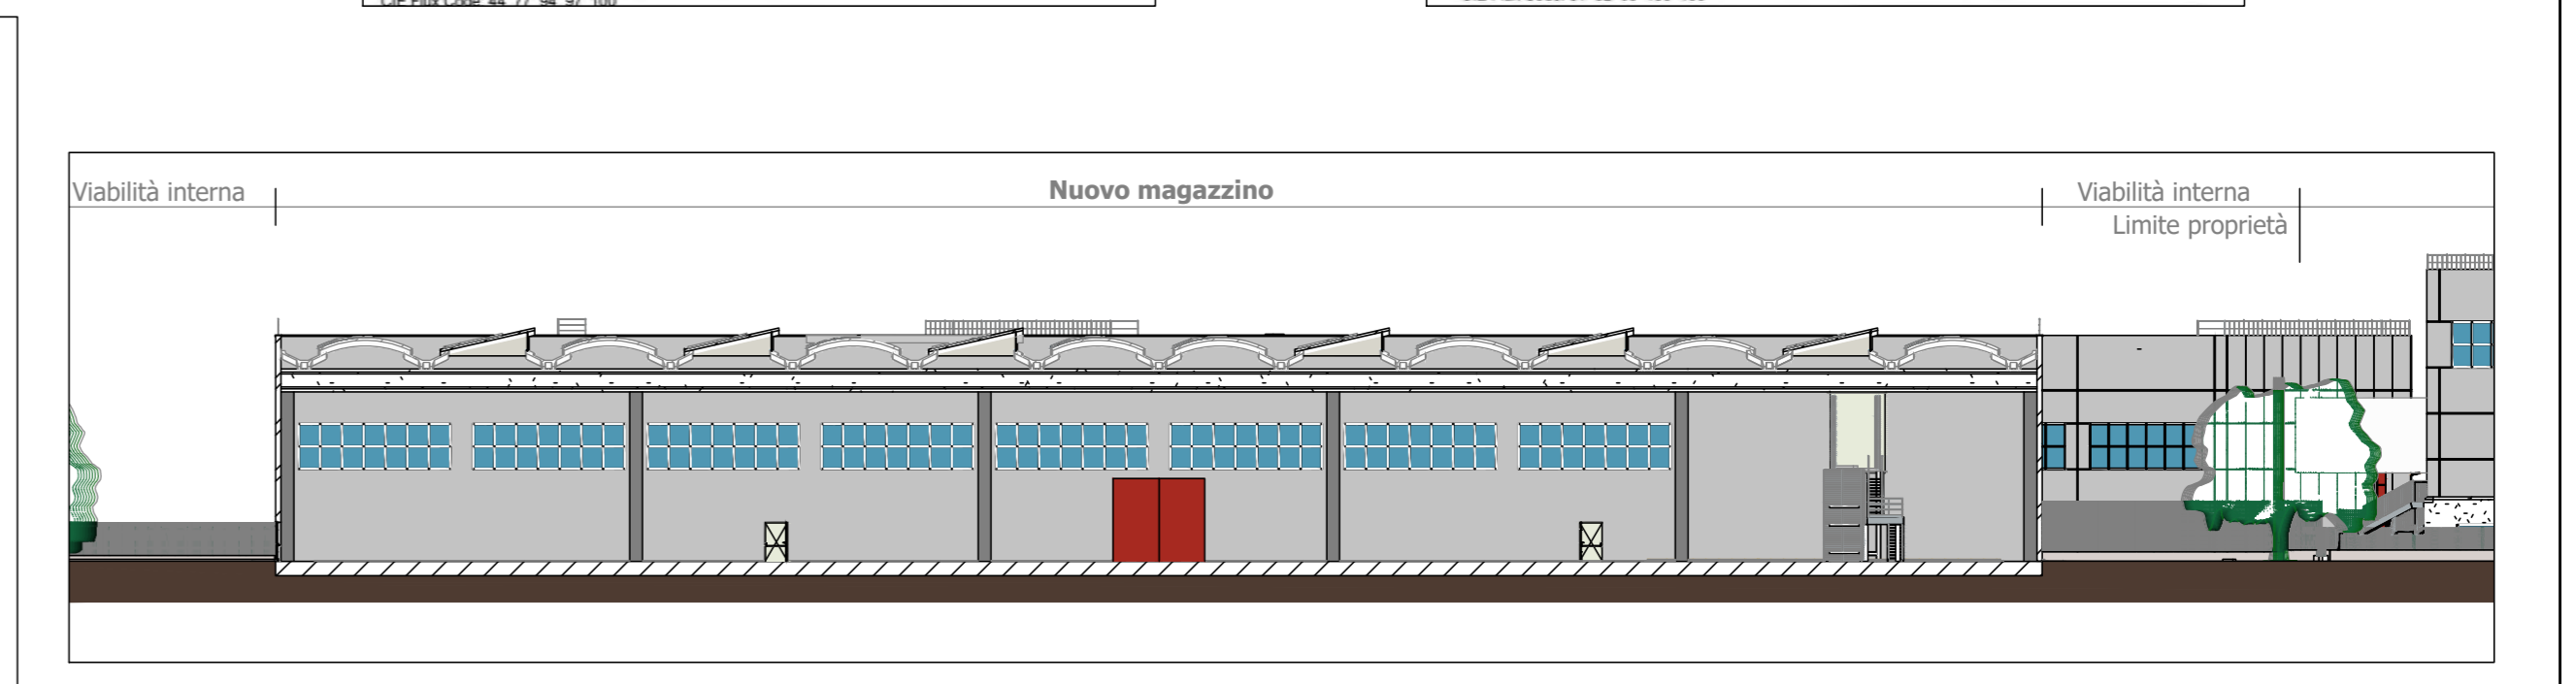

PIANTA SEZIONE-VISTA - SCALA 1 : 400

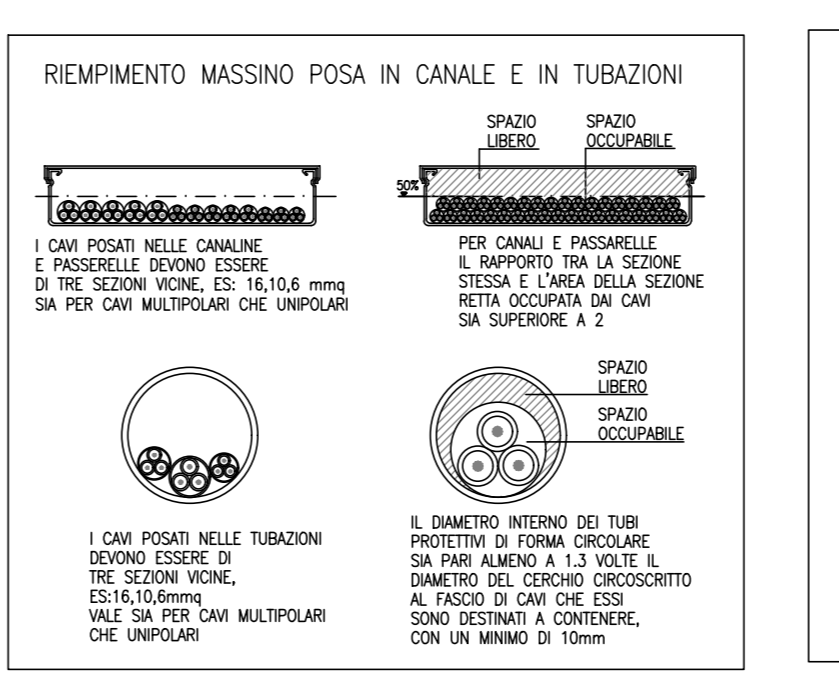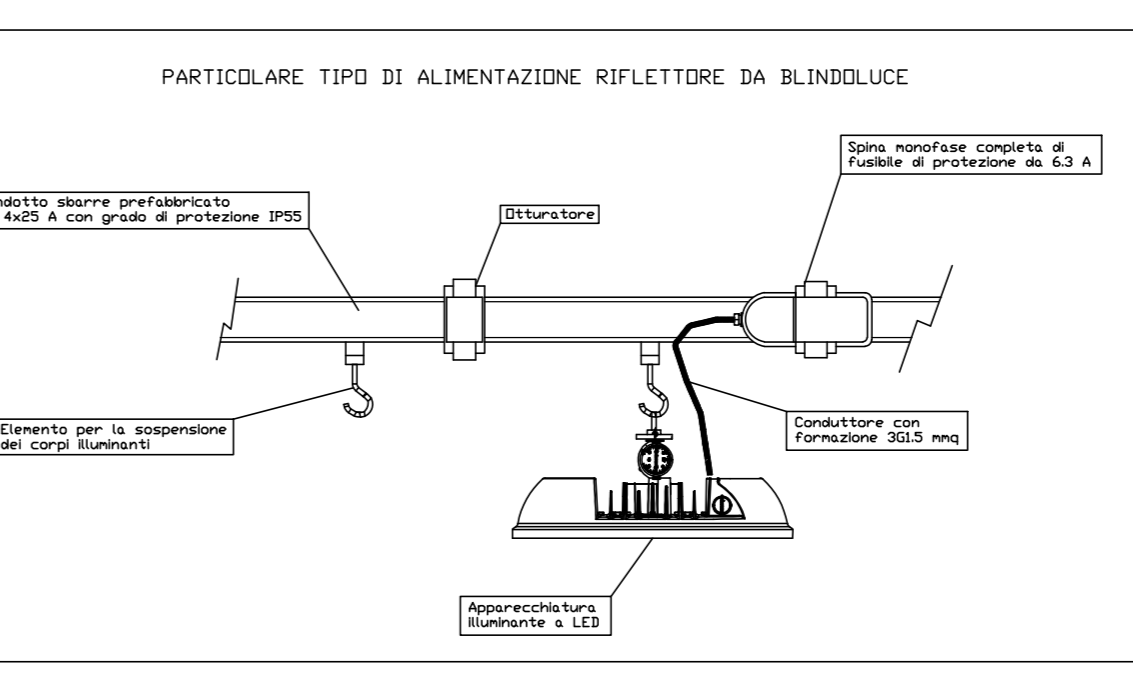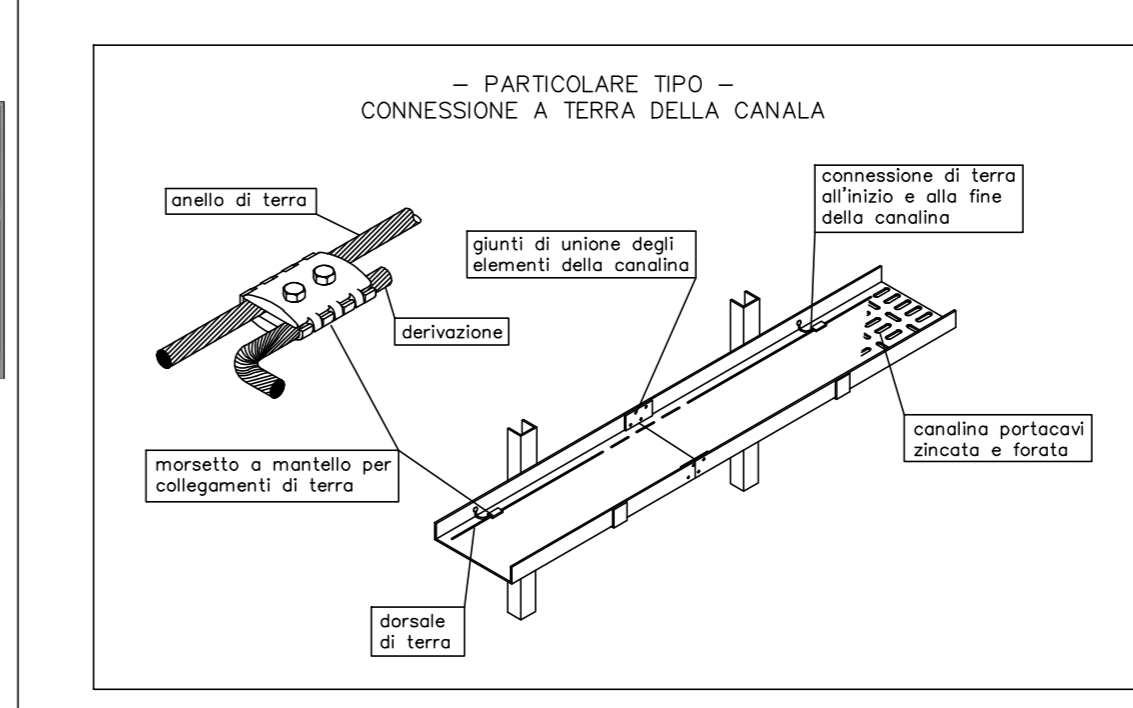

REV.	N° DIS.	DATA	OGGETTO MODIFICA
0	6534	10/2023	PROGETTO PRELIMINARE

SORAGNA per. ind. CARLO
 progettazione - consulenza - collaudi - misure elettriche - perizie
 Studio Impianti Tecnologici - Via R. Leoncavallo, 3 - 46043 Castiglione delle Stiviere (MN)
 Tel. 0376.670.740 - cell. 335.534.24.09 - email: soragnain.it

committente
PATA S.p.A.
 via Maestri del Lavoro, 48
 46043 Castiglione delle Stiviere (MN)

titolo opera
REALIZZAZIONE DEGLI IMPIANTI ELETTRICI, ELETTRONICI ED AFFINI PER IL NUOVO MAGAZZINO SUAP PATA 3 - IMPIANTI ELETTRICI -

Oggetto tavola
INDIVIDUAZIONE INTERVENTO IMPIANTO DI DISTRIBUZIONE ILLUMINAZIONE ORDINARIA E DI SICUREZZA PARTICOLARI COSTRUTTIVI TIPICI

Preliminare
 Esecutivo

Definitivo
 Rilievo

Tavola 1/3
 Scala 1 : 200
 Commessa 23086

AUT. TRIBUNALE DI CASTIGLIONE DELLE STIVIERE (MN) - CANCELLERIA - VIA S. PIETRO, 1 - TEL. 0376.670.740 - FAX 0376.670.741 - E-MAIL: soragnain.it