

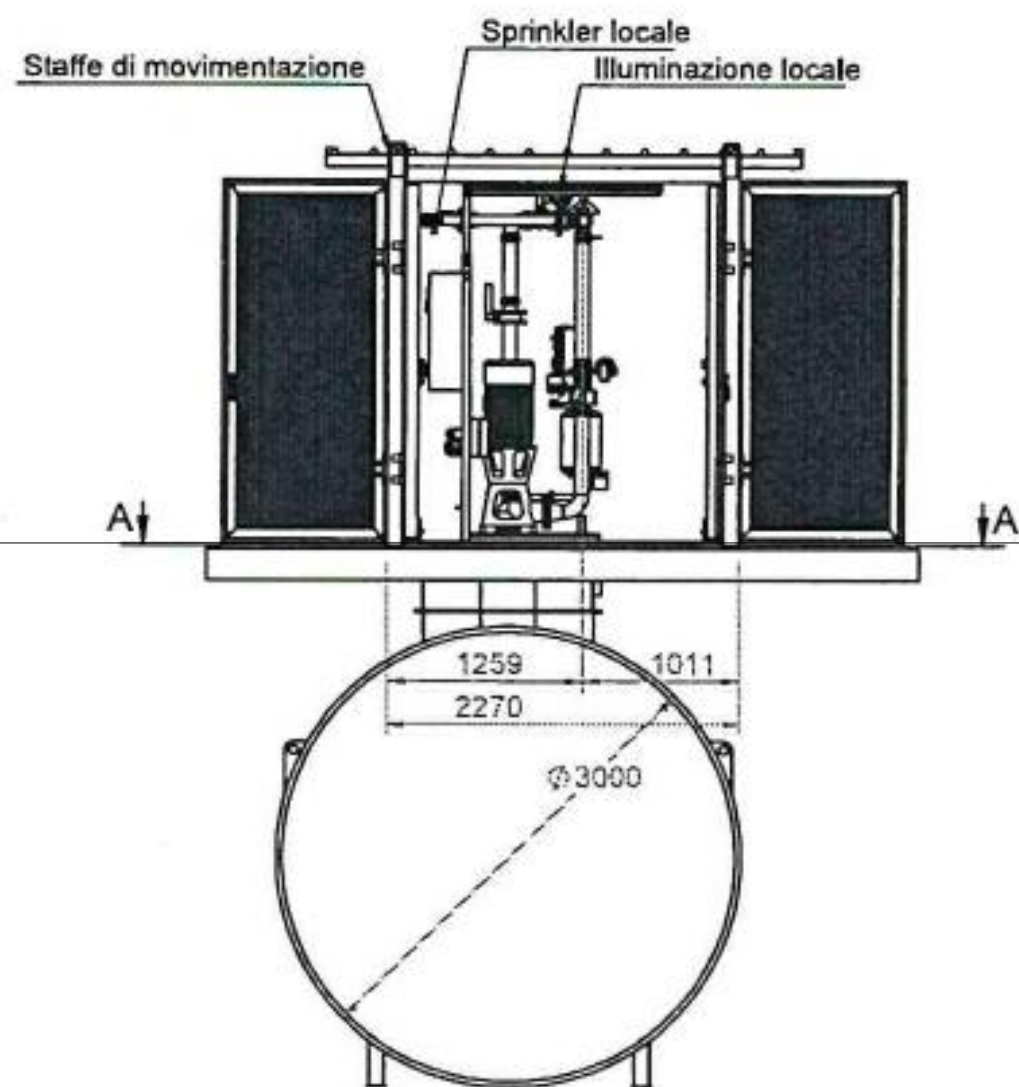
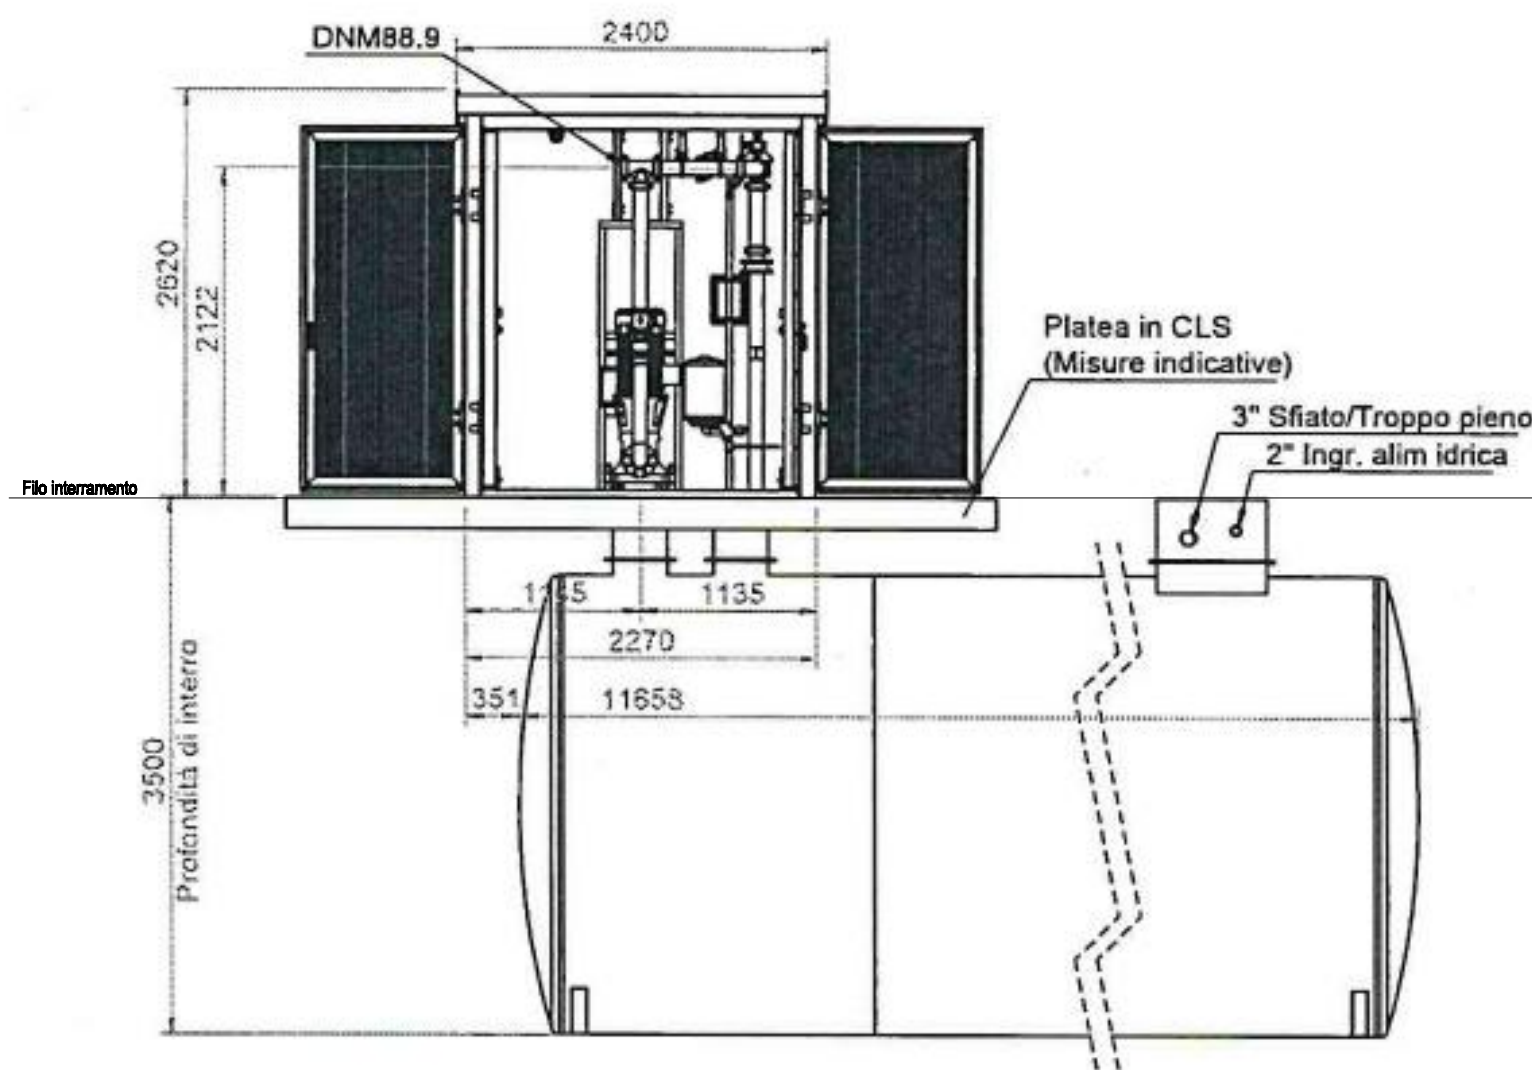
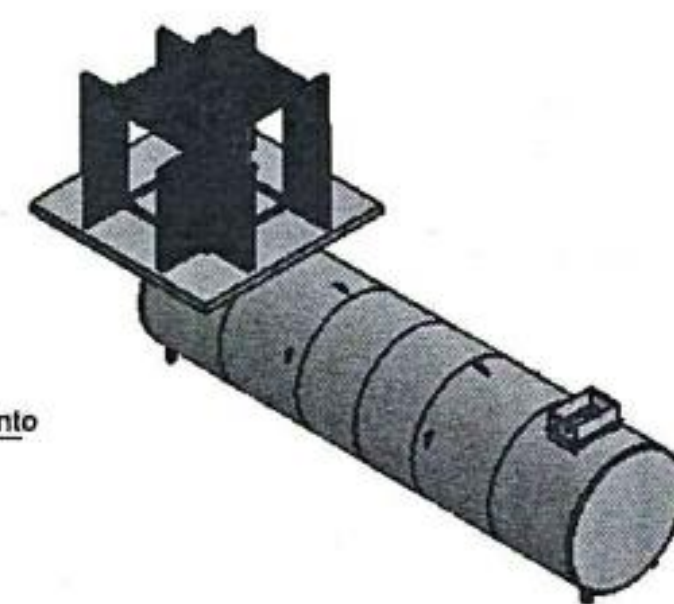


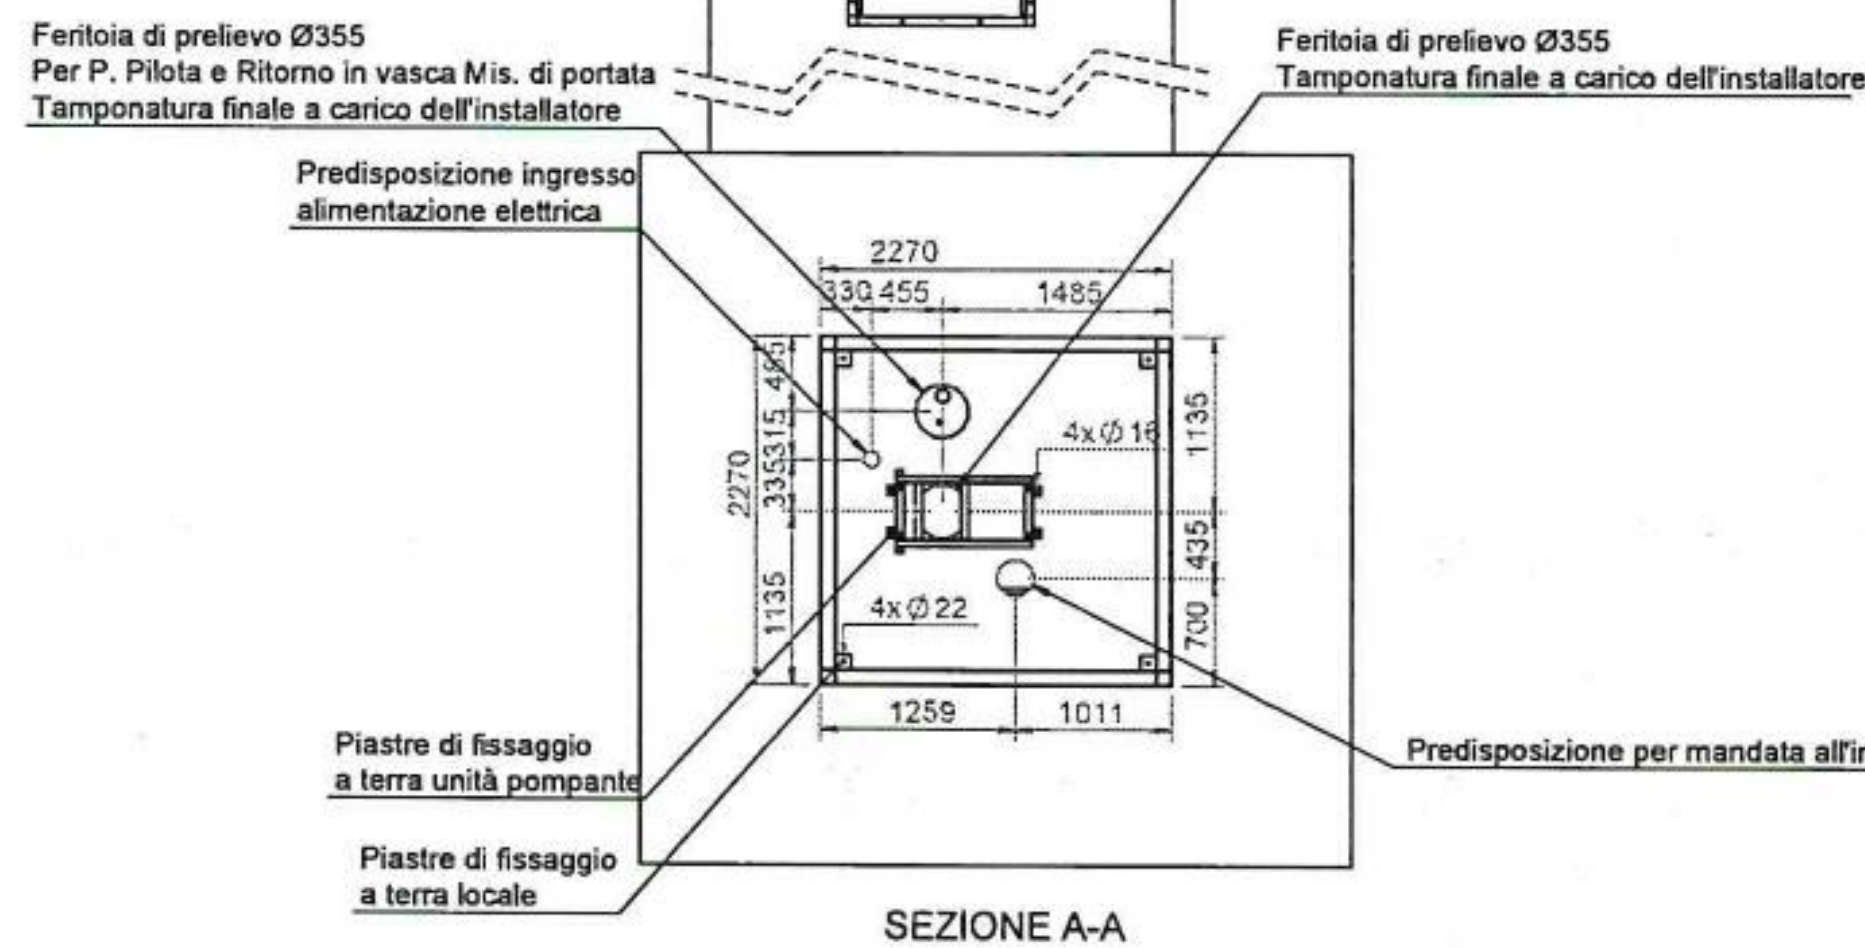

AMBRA SRL
S.L. e S.O.: Via Borgosatollo, 40/E - 25124 Brescia
S.O.: Via Monte Pasubio, 103 - 25014 Castenedolo (BS)
P.I. E.C.F.: 01362050179

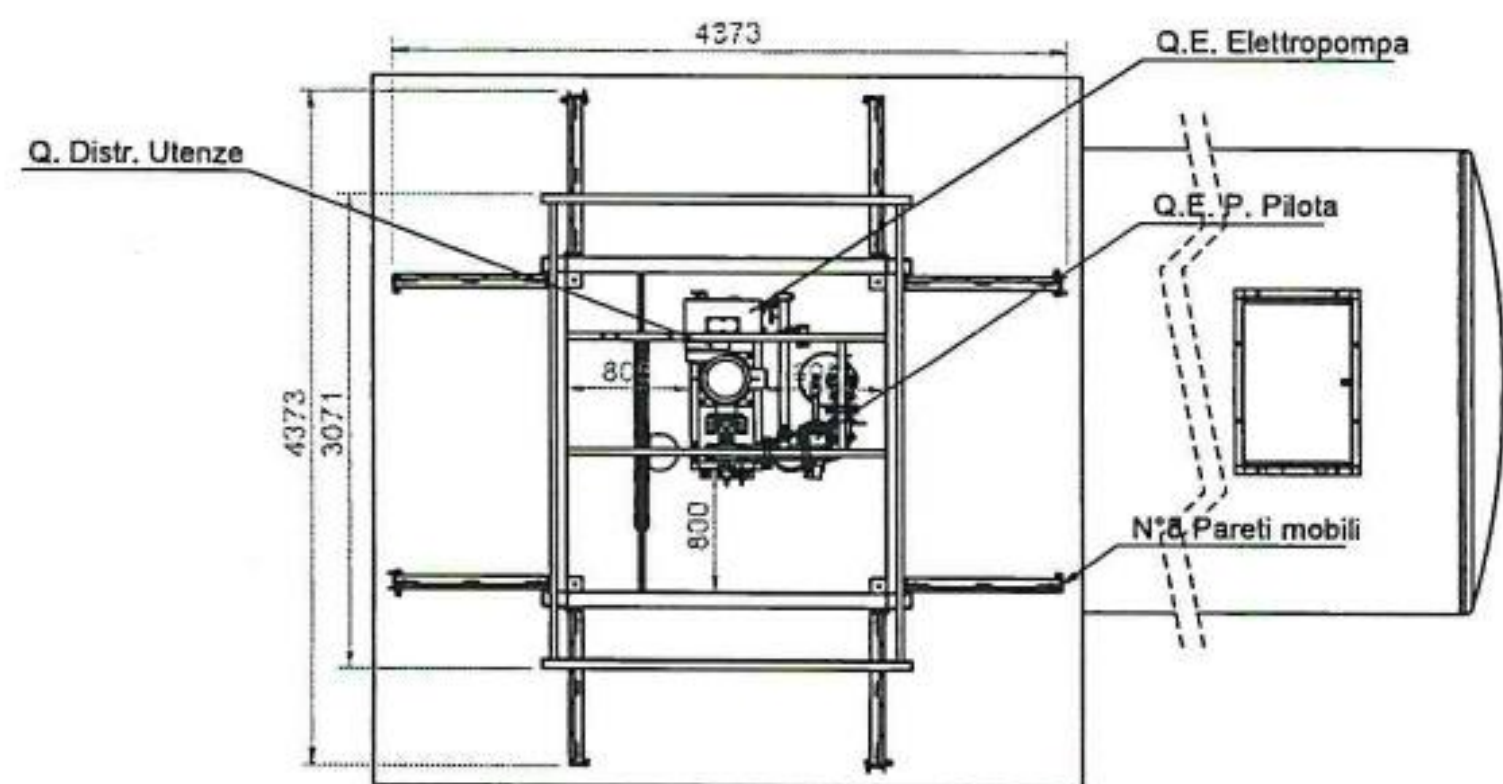

Collegamenti idraulici a carico dell'installatore			Pesi		Collegamenti elettrici a carico dell'installatore					Per la corretta installazione tutti i piani di appoggio dei moduli devono risultare perfettamente planari.		La posizione delle tubazioni in entrata e uscita del modulo sono consigliate e non vincolanti	
Collegamenti	Dn	Note	Peso statico	Punto alimentazione	Tensione nominale	kW	N°Poli	Ubicazione		Il sistema viene fornito secondo le specifiche di preventivo e lo standard costruttivo IDROELETTRICA			
Mandata all'impianto	Ø88.9	Interna al modulo scanalata	Modulo a secco 2250 Kg	Quadro Elettropompa	400 V	15	3 + T	Firebox®		Per dimensionare lo spessore e le armature della soletta fare riferimento al peso totale del sistema.			
Aspirazione Pompa Principale 1	/		Serbatoio a secco 5760 Kg	Quadro Distribuzione Utente	400 V	5	3 + N + T	Firebox®		La soletta di appoggio deve essere costruita in modo da realizzare una superficie liscia, senza asperità, livellata, uniforme ed omogenea. La tolleranza di planarità richiesta, misurata in diagonale, è di 8mm.			
Ritorno in vasca Flusimetro	/		Sistema a secco 8010 Kg							Tutte le tubazioni di ingresso e mandanti devono essere eccitrate e non devono gravare sulla macchina afo sulle brucche delle pompe (Rif. UNI EN 11292 6.6).			
Aspirazione Pompa Pilota	Sommersa		Sistema a serbatoio pieno 88010 Kg							Note:			
				Quadro Ripetizione Allarmi	230 V	0.05	1 + N + T	Locale presidio		Progettato			
				Sezione nominale cavi per il collegamento Quadro Ripetizione Allarmi						Approvato			
				Pul	Sezione	Distanza m				Controllo			
				2	0.75	max. 500m				Revisione			
										Materiale			
Sono escluse dalla fornitura tutte le interconnessioni tra modulo FIREBOX® e riserva idrica										Nome			
Documenti, Quadri e Particolari costruttivi non specificati espressamente all'atto dell'ordine non saranno parte integrante della fornitura.										Riccardo R.			
Ulteriori particolari o optional verranno valutati volta per volta mediante analisi tecnico-economica di fattibilità approvata da entrambe le parti										Data			
										20/01/2025			
										codice:			
										BXSVAE00LD190D2U2L_D-72			
										descrizione:			
										BOX EN AV E+PS 80E/3C 15+1.1kW			
										A3			
										Tolleranze in accordo con DIN ISO 2768-1 Grado V			
										SCALA: 1:70			
										Foglio 1 di 2			

committente	data
AMBRA S.r.l. Via Borgosatollo 40E Brescia BS	maggio 2025
agg.	
oggetto	scala
SUAP in variante al PGT Cambio destinazione d'uso da Commerciale a Produttivo Via Mandolossa 47, Roncadelle BS Serbatoio antincendio	1 : 100
	tavola
Architetto Giovanni De Simone	6
Via Roma 69 25039 Travagliato BS tel 3357114624 e-mail arch.desimone@libero.it PEC arch.desimone@pec.libero.it	