


PLANIMETRIA GENERALE

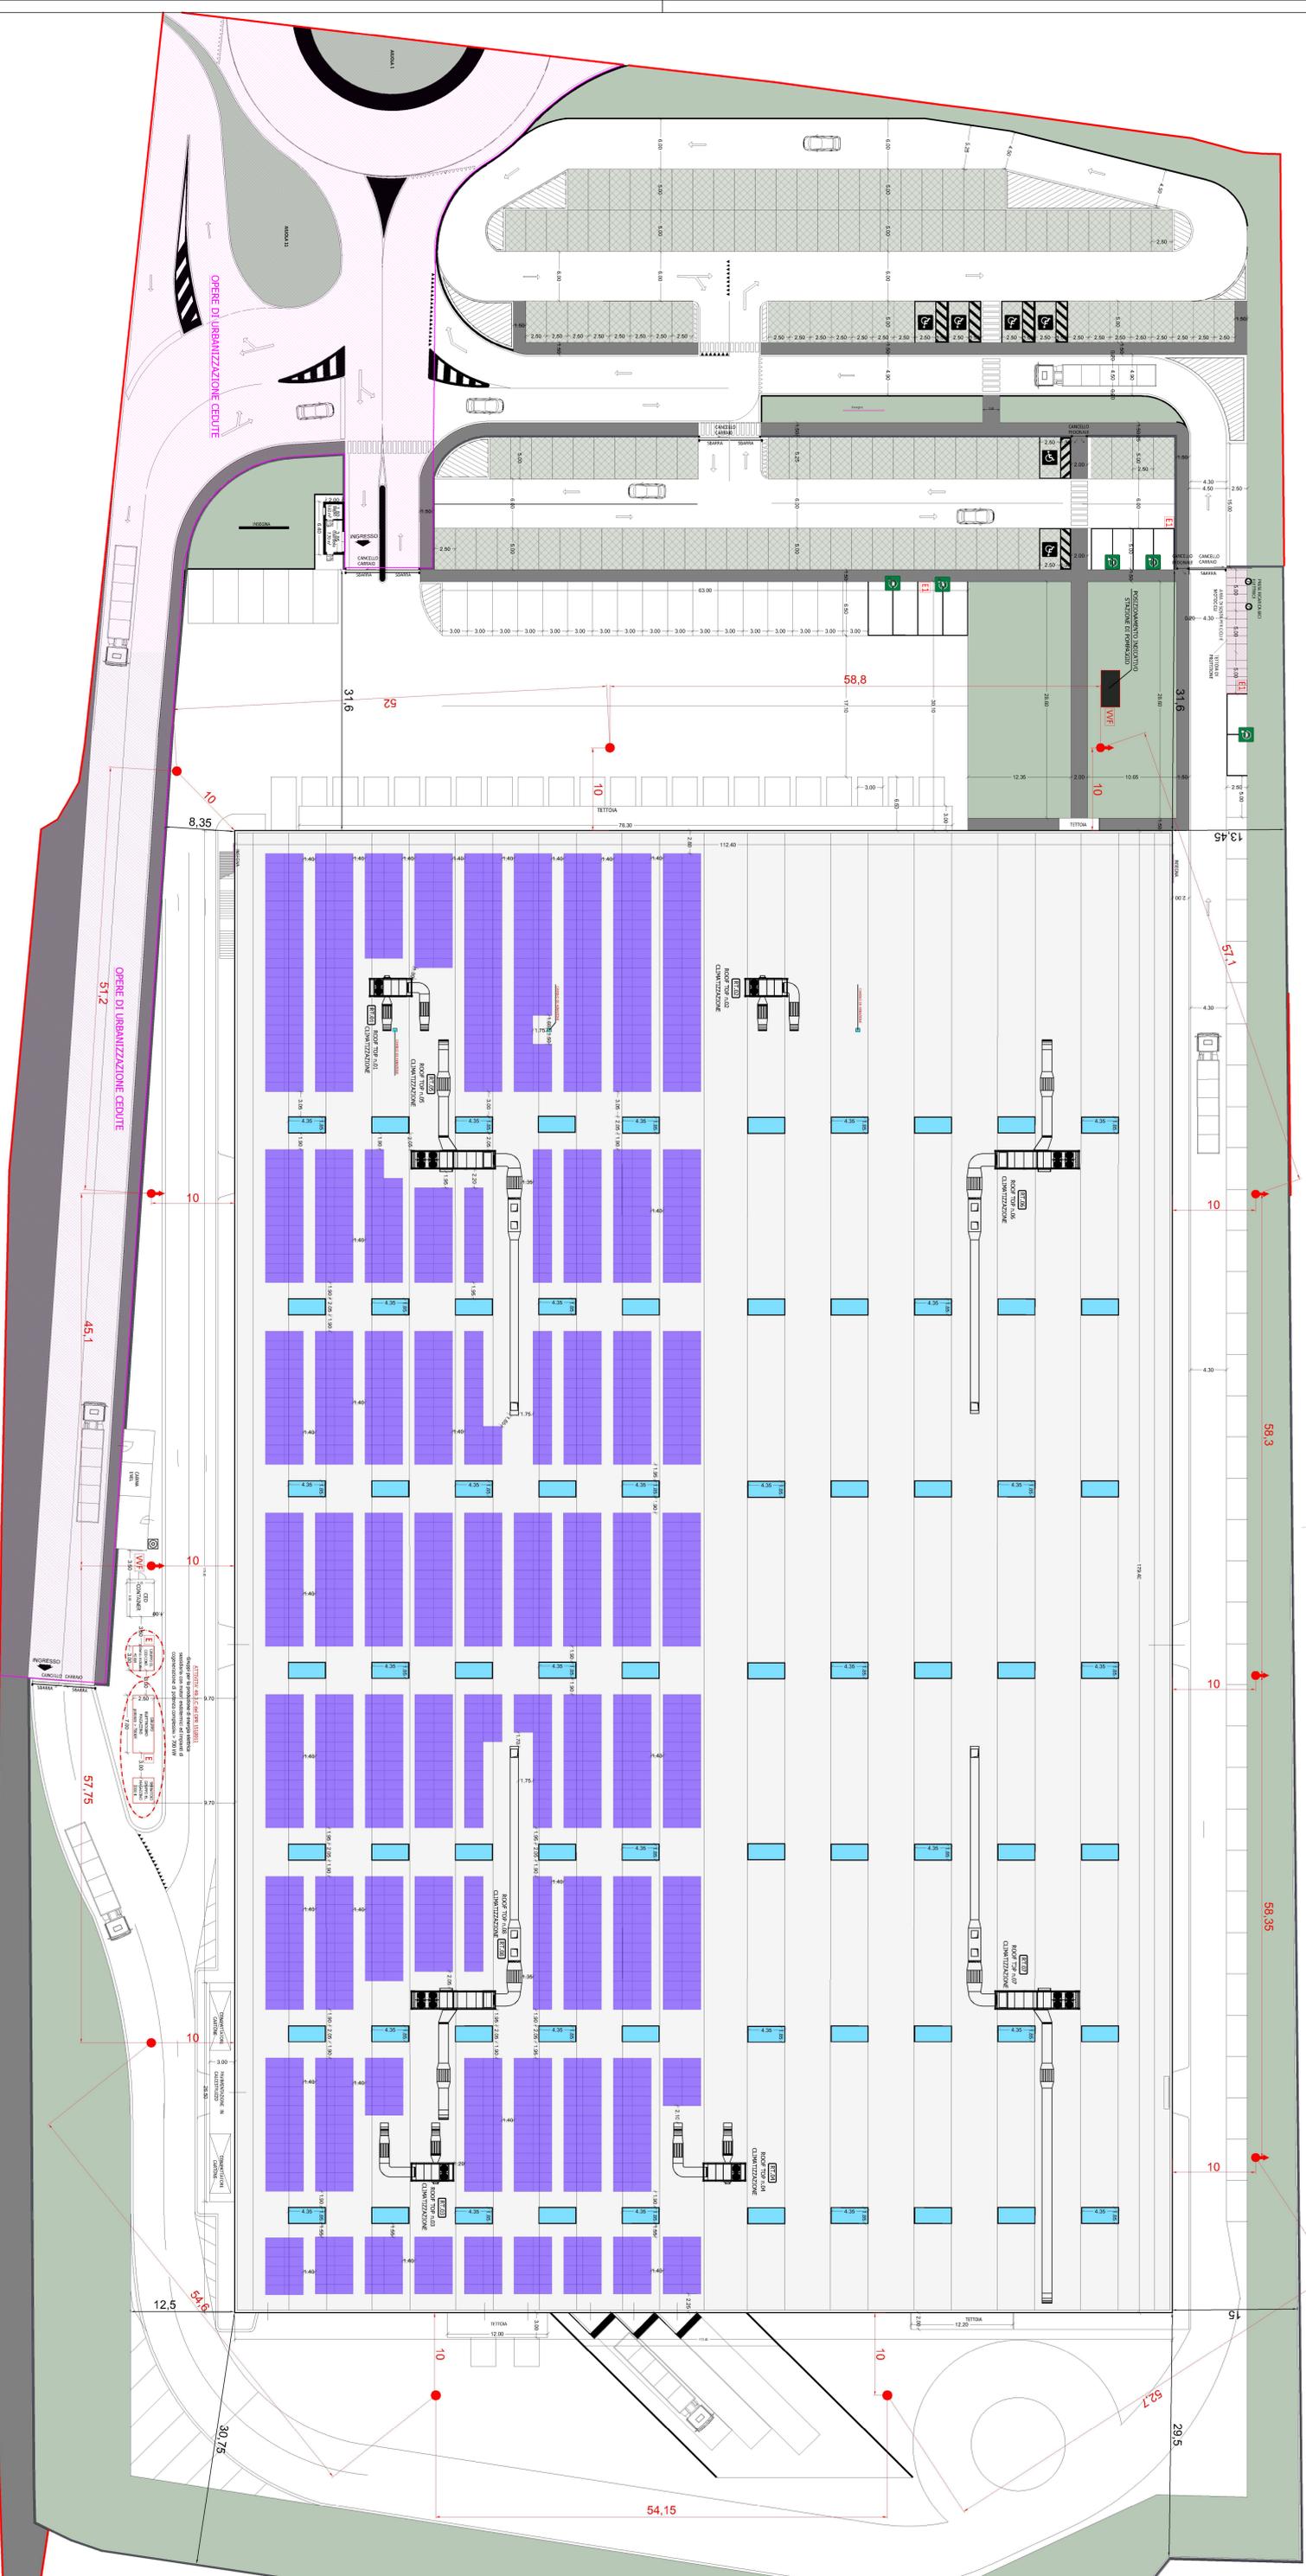


LEGENDA

	LIMITI SUBCOMPARTO A.
	AIUOLE
	ASFALTO DRENANTE
	ASFALTO BITUMINATO
	RECINZIONE
	ATTACCO DI MANIDATA AUTOPOMPA WVF
	IRRIGANTI 7% COLONNA SOPRASUOLO CONFORME ALLA NORMA UNI 14339.
	IRRIGANTI SOTTOSUOLO CONFORME ALLA NORMA UNI 14339.
	ESTINTORE PORTATILE CASSE NON INFERIORE A 21A 113BC.
	ESTINTORE PORTATILE A BISSOSSO DI CARBONIO (CO 5kg - 113BC).
	COMANDO DI EMERGENZA PER IL SEZIONAMENTO DEI CIRCUITI IMPIANTI ELETTRICI DEL TUBERO STABILIMENTO.
	PANNELLO FOTOVOLTAICO (posizione indicativa) N.B. l'impianto fotovoltaico sarà conforme a quanto previsto dalla Norma del Ministero dell'Interno avente Pref. n. 1324 del 07/02/2012
	LUCERNARIO Apertura SED lab. S.8-4 DM 03/08/2015 e s.m.l.)
	COLONNINA RICARICA VEICOLI ELETTRICI CONFORME ALLA CIRCOLARE VVF-F 2/2018 mod.LU01/5000 DEL 05/11/2018.
	PRESE RICARICA BICI ELETTRICHE.

REGIONE LOMBARDA
PROVINCIA DI BRESCIA
COMUNE di PONCARALE

Progetto di nuovo insediamento produttivo finalizzato alla vendita all'ingrosso di prodotti farmaceutici
secondo la procedura SAU di cui all'art. 8 del DPR 150/2010 e s.m.l. e all'art. 97 della L.R. 12/2005 e s.m.l.

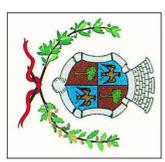

PROPRIONTE
ASCA COSTRUZIONI SRL
Via S. Maria Maddalena, 10
P. IVA n. C.F. 02022010260
PEC: ascacostruzioni@pec.gemina.it

PROGETTISTI
PIANOZERO
P R O G E T T I
S t u d i o

Ing. Cesare Bertocchi
Arch. Cristina Pionelli
Pia. Alessandro Martelli
Ing. Ilaria Garofoli
Via S. Maria Maddalena, 10
P. IVA n. C.F. 02022010260
PEC: pianozero@pec.gemina.it
P. IVA n. C.F. 02022010260

UNUTIZIATORE
CEF Cooperativa Eserciti Fermati S.C.R.L.
Via Adelle Grati, n.18 - 25125 Brescia (Bs)
P. IVA n. C.F. 00272820174
PEC: cefcooperativa@pec.comunicazione.it

RESPONSABILI COMMESSA
Arch. Cristina Pionelli

PROGETTI COMPONENTI ESISTENZA
Studio Tecnico Associato

COMPONENTI PREVISIONI INCENDI (VALUTAZIONE PROGETTO ANTINCENDIO)
CS_IMP01

ELABORATO DA: PIANOZERO P. IVA n. C.F. 02022010260
ELABORATO DA: CEF P. IVA n. C.F. 00272820174

Scala 1:200

File

Data 27/03/2024

Revisione Rev_00

PI: Valleri SMI & Geronzi Gian Paolo Geronzi
Via Cristoforo Colombo n.13
39122 Paluzza (PD) - Italia
C.F. / P. IVA: 01286520237
Tel.: +390236269840 Fax: +390236264445
Cell.: +39042421204 +39029977304
mail: valleri@pianozero.it geronzi@cef.it

Sp. SMI, OMA, OMA