
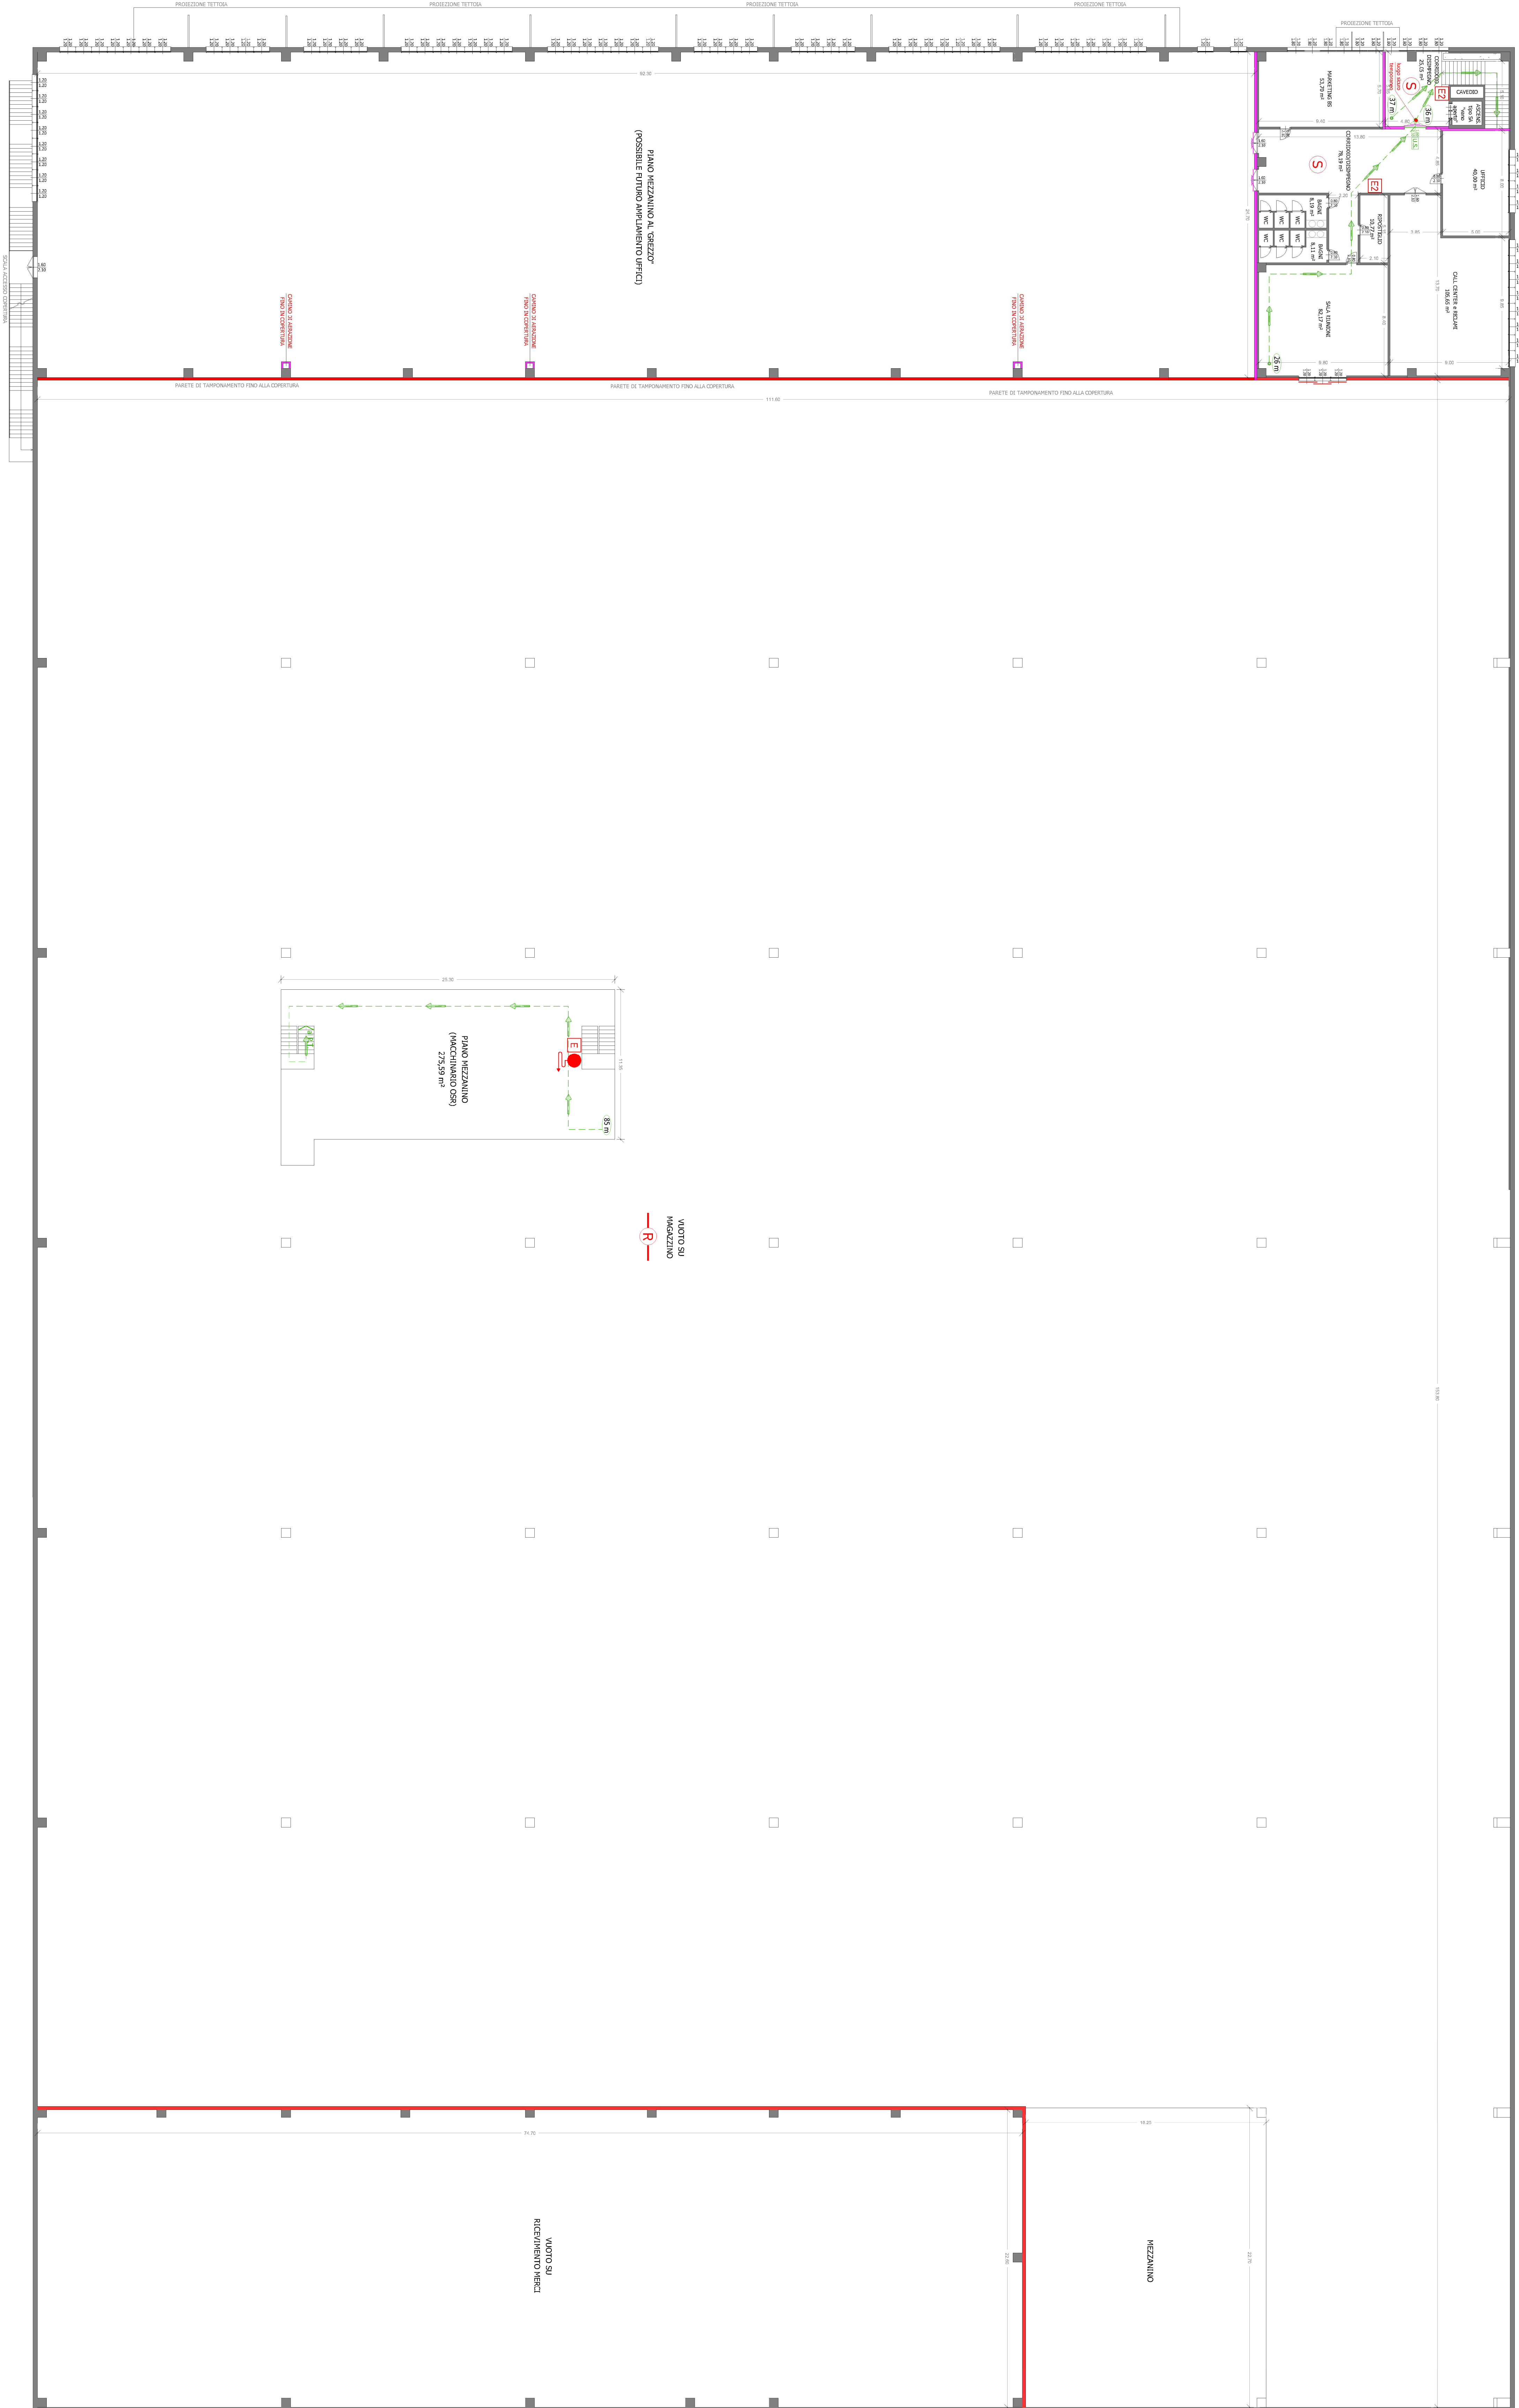



# PIANO PRIMO

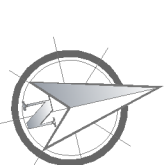


## LEGENDA

	PARETE DI SEPARAZIONE AERIE RESISTIVA AL FUOCO NON INTERIORE A 120.
	PORTA / FINESTRA / PORTINE AERIE RESISTIVA AL FUOCO NON INTERIORE A 120.
	PARETE DI SEPARAZIONE AERIE RESISTIVA AL FUOCO NON INTERIORE A 60.
	PORTA AERIE RESISTENZA AL FUOCO NON INTERIORE A 60.
	IMPIANTO DI RILEVAZIONE AUTOMATICA, SEGNALEZIONE MANUALE ED ALLARME INCENDIO A SERVIZIO DEI COMPARTIMENTI MAGAZZINO, RICEVIMENTO MERCI E SPEZIEZIONI.
	IMPIANTO DI SEGNALEZIONE MANUALE ED ALLARME INCENDIO A SERVIZIO DEL COMPARTIMENTO CORRO UFFICI.
	IDRANTE UNI 45 COMPONE ALTA MOPRA UNI EN 671-2.
	ESTINTORE PORTATILE AERIE CARICATA ESTINGUENTE MINIMA 27 A / 233 B E MINIMA CARICA NOMINALE PARIA 6 l / 6 kg.
	ESTINTORE PORTATILE AERIE CARICATA ESTINGUENTE MINIMA 13 A E MINIMA CARICA NOMINALE PARIA 6 l / 6 kg.
	METRI NECESSARI PER MAGAZZINARE IL LUOGO SQUARO TEMPORANEO.
	FRECCIA INDICANTE IL PERCORSO D'ESCOO.
	USCITA DI SICUREZZA COMPLETA DI MANIGLIONE ANTIPANICO MARCATO CE.

## SUDDIVISIONE COMPARTIMENTI PRINCIPALI

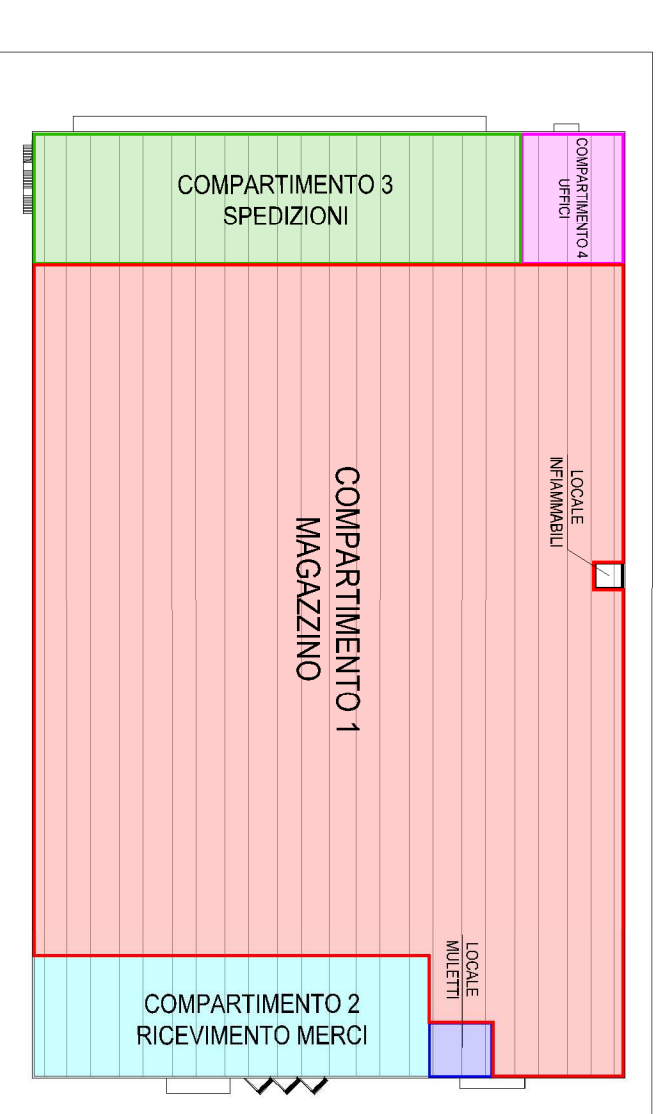

## REGIONE LOMBARDA PROVINCIA DI BRESCIA COMUNE DI PONCARALE

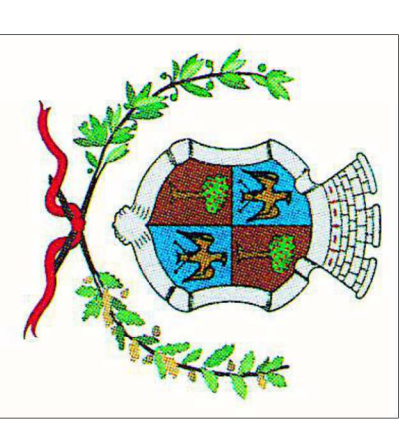

**Progetto di nuovo insediamento produttivo finalizzato alla vendita all'ingrosso di prodotti farmaceutici**  
secondo la procedura SIVA\* di cui all'art. 8 del DPR 160/2010 e simi. e all'art. 97 della L.R. 12/2005 e s.m.l.

**PROPRIONTE**  
ASCA COSTRUZIONI SRL  
Via S. Felice 10 - 25013 Ronchi Veronese (Bs)  
P.V.A. e C.F. obbligatorie  
PEC: ascacostruzioni@pec.it

**ASCA COSTRUZIONI s.r.l.**

**UTILIZZATORE**  
CFE Cooperativa Ferruzzi Farmacia S.C.R.L.  
Via Adelle Grati, n.18 - 25135 Brescia (Bs)  
P.V.A. e C.F. obbligatorie  
PEC: cfe@cooperativa.it  
PEC: cfe@pec.com.cooperativa.it

**PROGETTISTI**  
Ing. Cesare Bertocchi  
Arch. Cristian Piovanielli  
Pian. Alessandro Martinielli  
Ing. Ilaria Garofoli

**RESPONSABILI COMMESSA**  
Arch. Cristian Piovanielli

**PROGETTISTI COMPONENTI SPECIALISTICA**  
**Studio Tecnico Associato S & G**  
P.L. Valter Sani & Gen. Gian Paolo Grappi  
Via Cristoforo Colombo n.13  
29122 - Piacenza (PC) - Italia  
C.F. / P.V.A. 01298520337  
Tel.: +390523028040 fax: +39052344445  
Cell.: +39054221206 / +3905977304  
mail: v.sani@studioassociato.it  
R. S.M. / O.M.A. / C.M.A.

**COMPONENTI PRESSIONE INCENDI (VALUTAZIONE PROGETTO ANTINCENDIO)**  
**CS\_IMP04**

ELABORATO ORIGINARIO n° 1 (d.l. 3/01/2010)  
PLANIMETRIA PIANO PRIMO - suddivisione compartimenti, posizionamento presidi antincendio, eccolo.

Scala  
1:200

Foglio  
27/03/2024

Revisione  
Rev. 00

© Studio Tecnico Associato S & G - Piacenza - Via Cristoforo Colombo n.13 - Tel. +390523028040 - Fax +39052344445 - Email: v.sani@studioassociato.it